


沖縄情報通信センター機械設備修繕（R7）

位 置 図




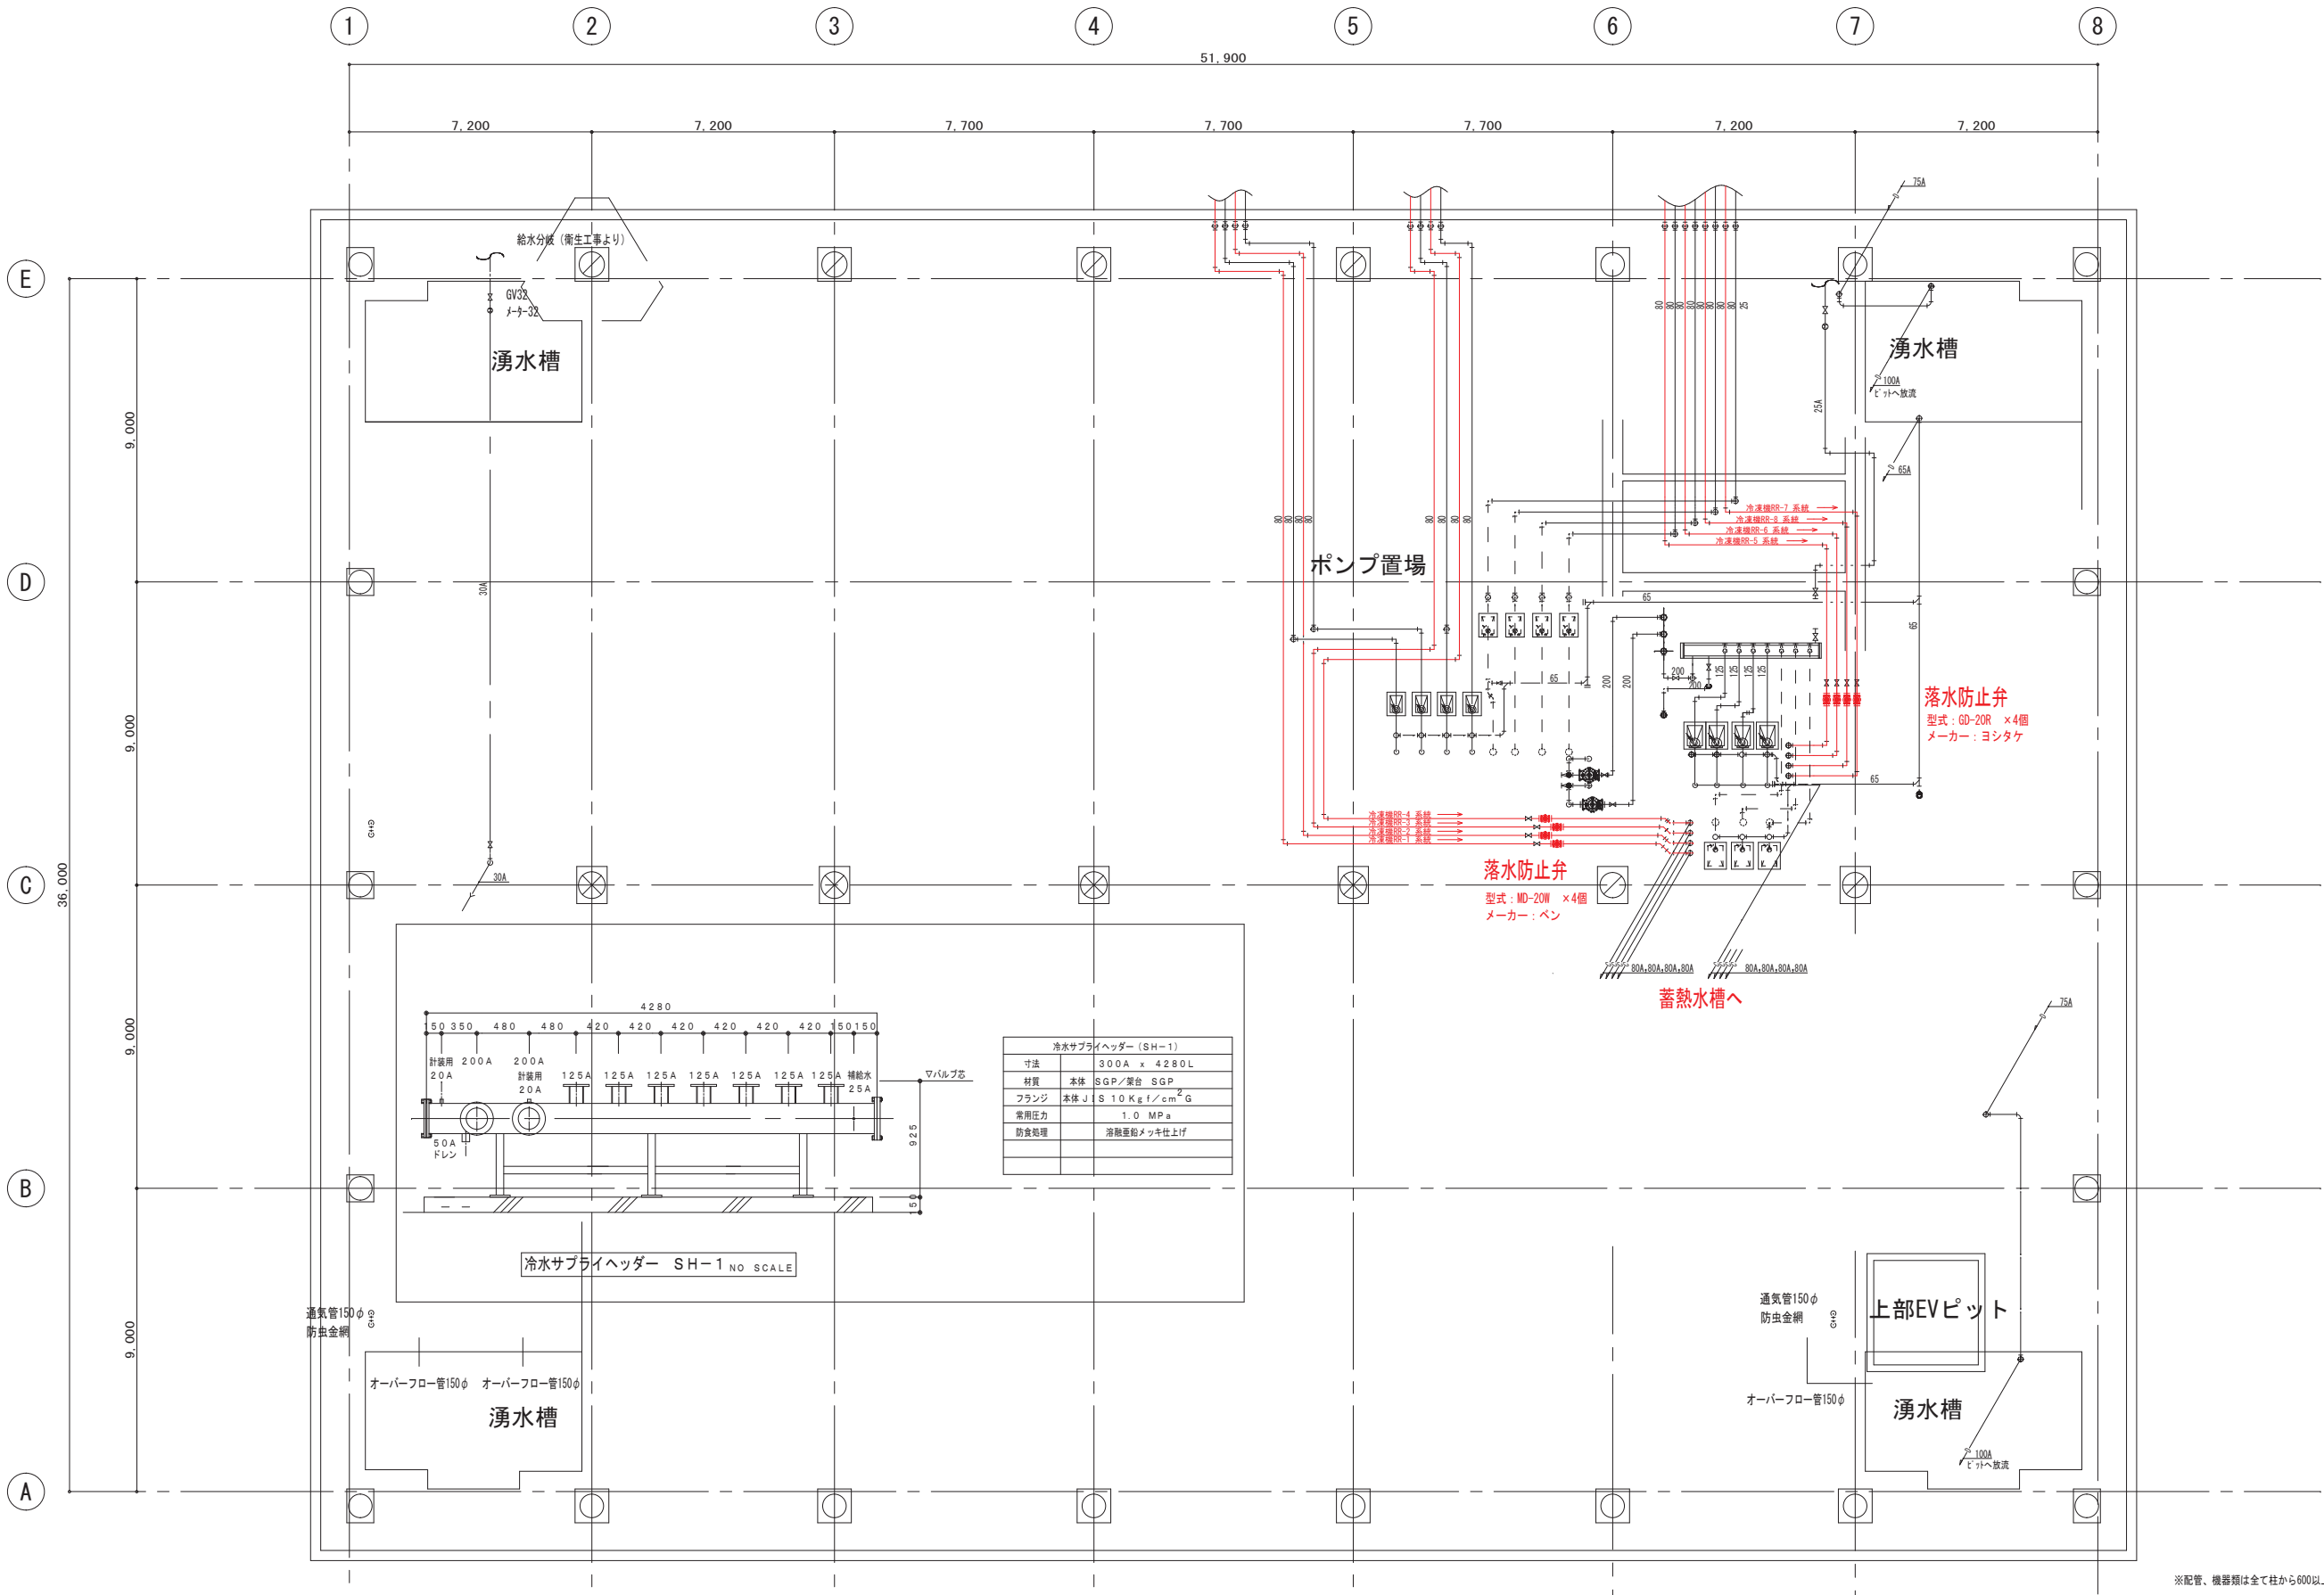


免震層平面図

※配管、機器類は全て柱から600以上離す。


工事名称	沖縄クラウドデータセンター(仮称) データセンター新築工事(機械1工区)	工事年度	平成25年度
工事場所	うるま市字兼首段 65-2番 地22筆	図面名称	空調設備 免震層配管平面図[データセンター棟]
発注機関	沖縄県土木建築部施設建築課	縮尺	1/100 (A1版) 1/200 (A3版)
工期	平成26年 2月 5日 ~ 平成27年 9月30日	図面番号	DCC-09
校印	現場代理人	監理(主任)技術者	製図
受注者	共同企業体名	南新垣設備・南山商・南大伸設備工業 特定建設工事共同企業体	
代表者	住所	沖縄県うるま市宇大由632番地の1	
成員	商号	有限会社 新垣設備	
氏名	代表取締役	新垣 壮 大	

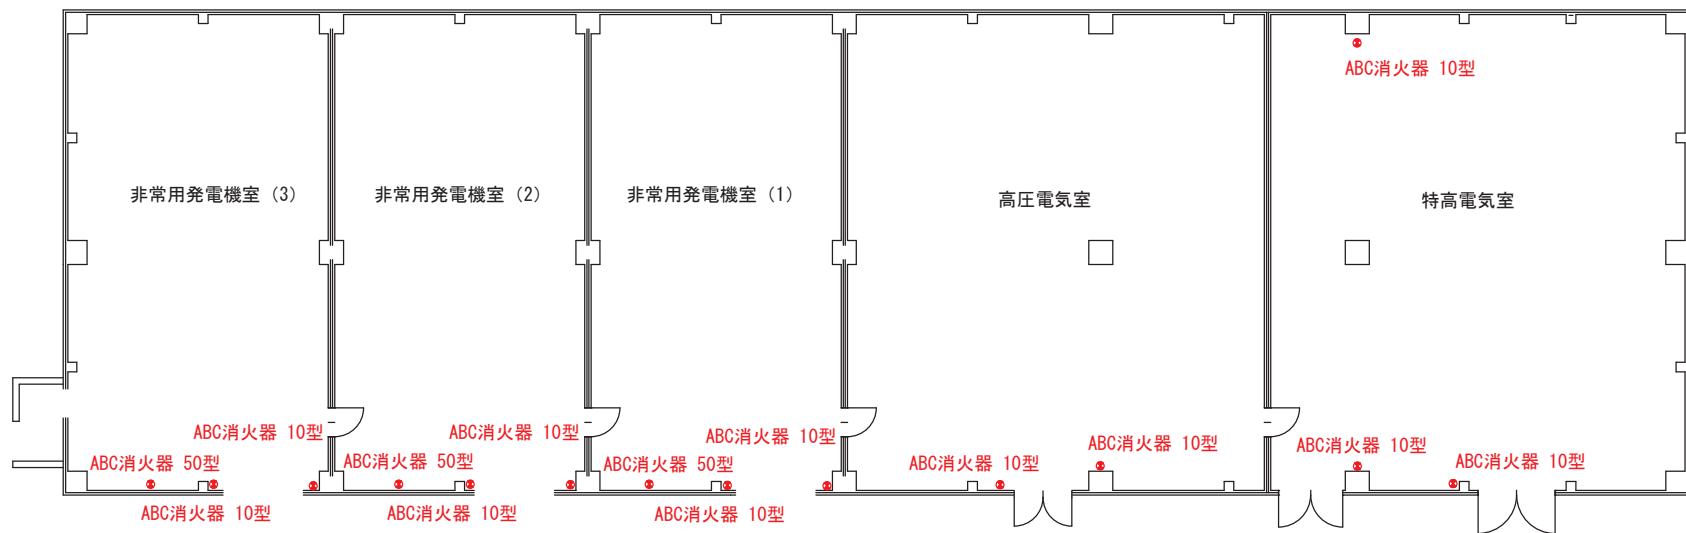


エネルギー棟 平面図

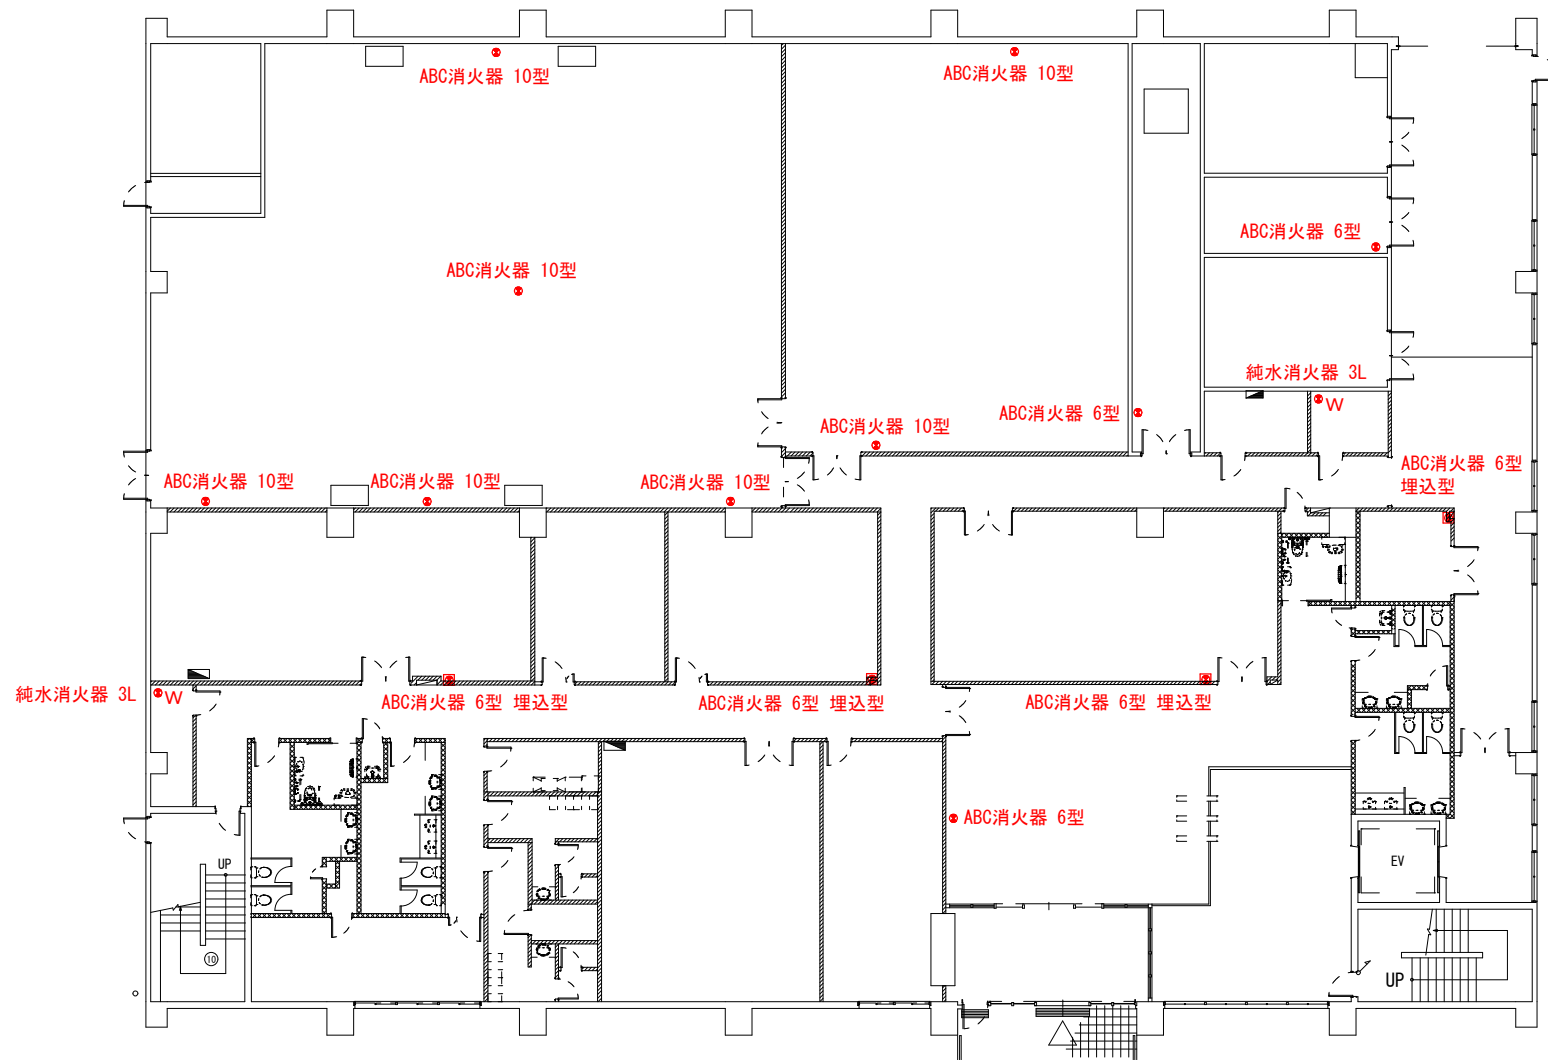


情報管理棟1階 平面図

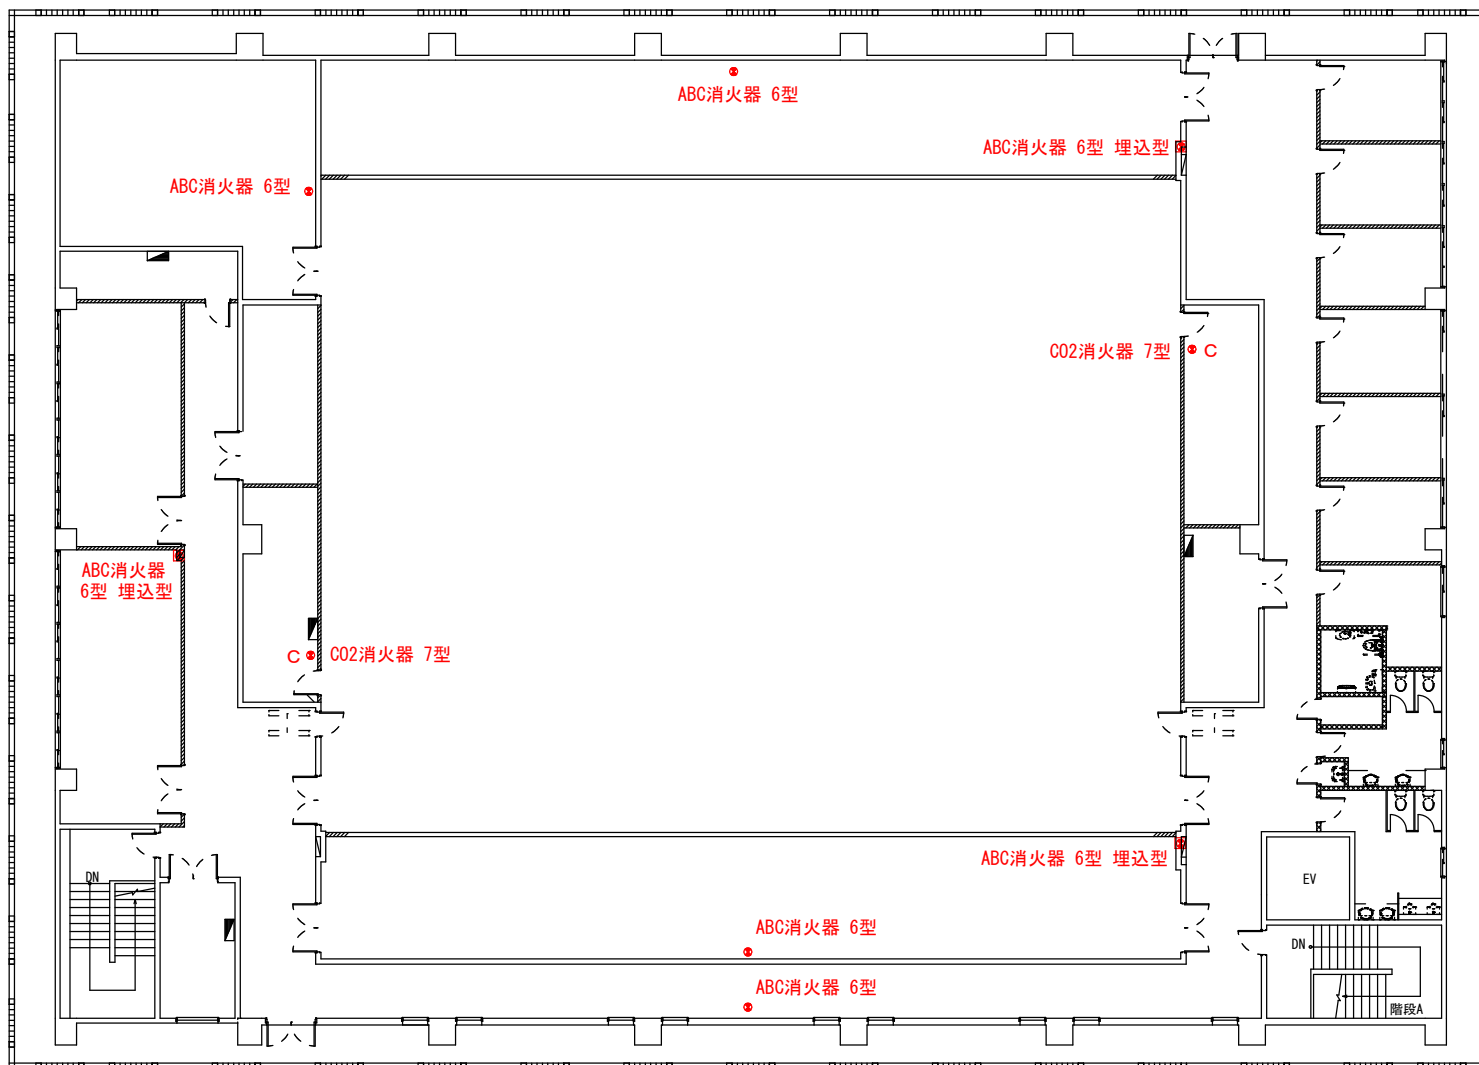


情報管理棟2階 平面図

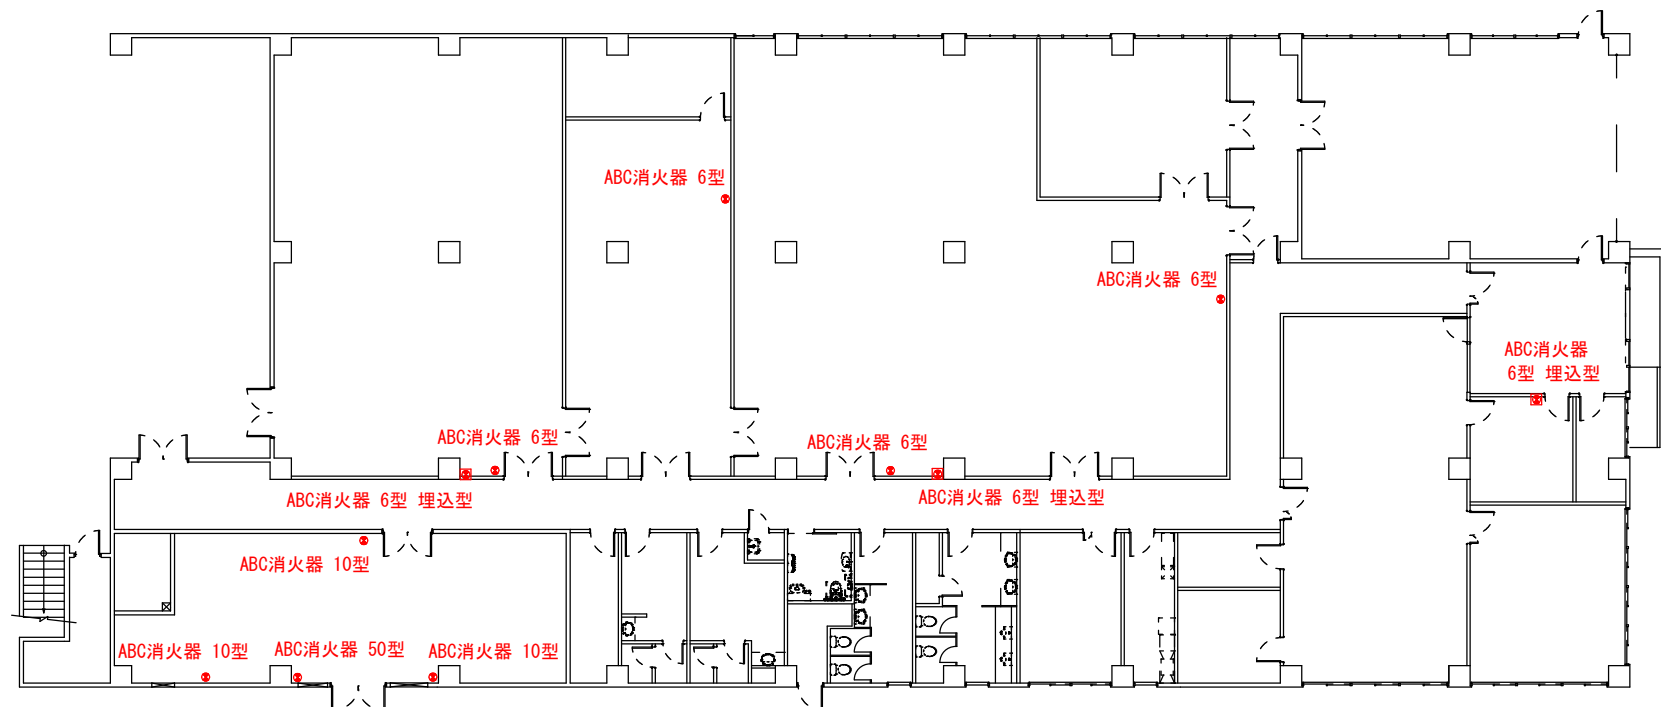

ビジネス棟1階 平面図

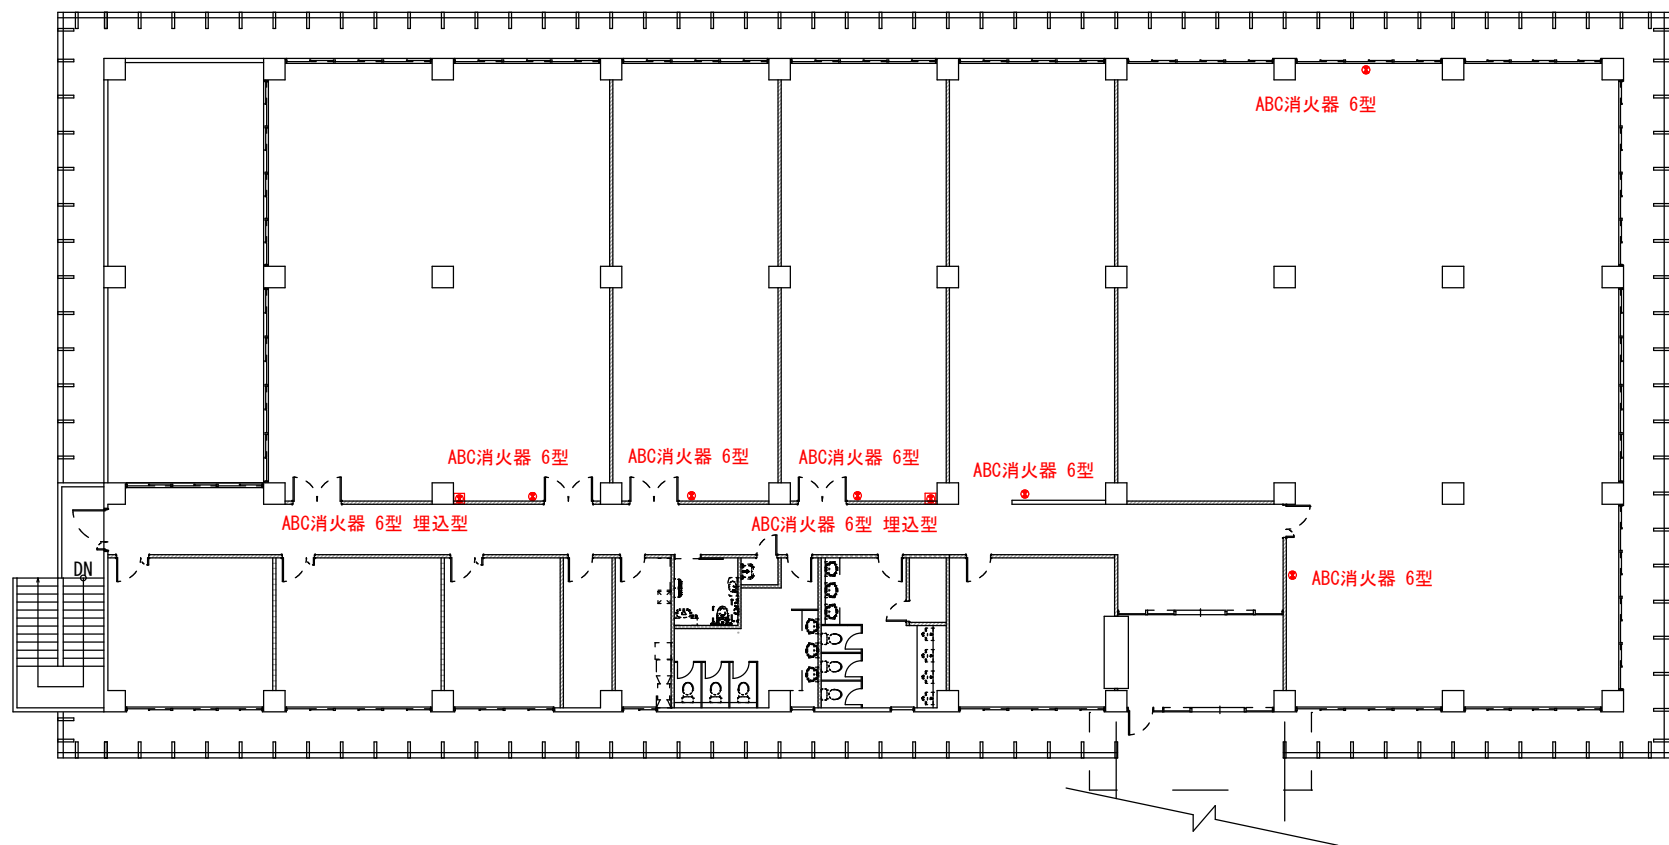

ビジネス棟2階 平面図

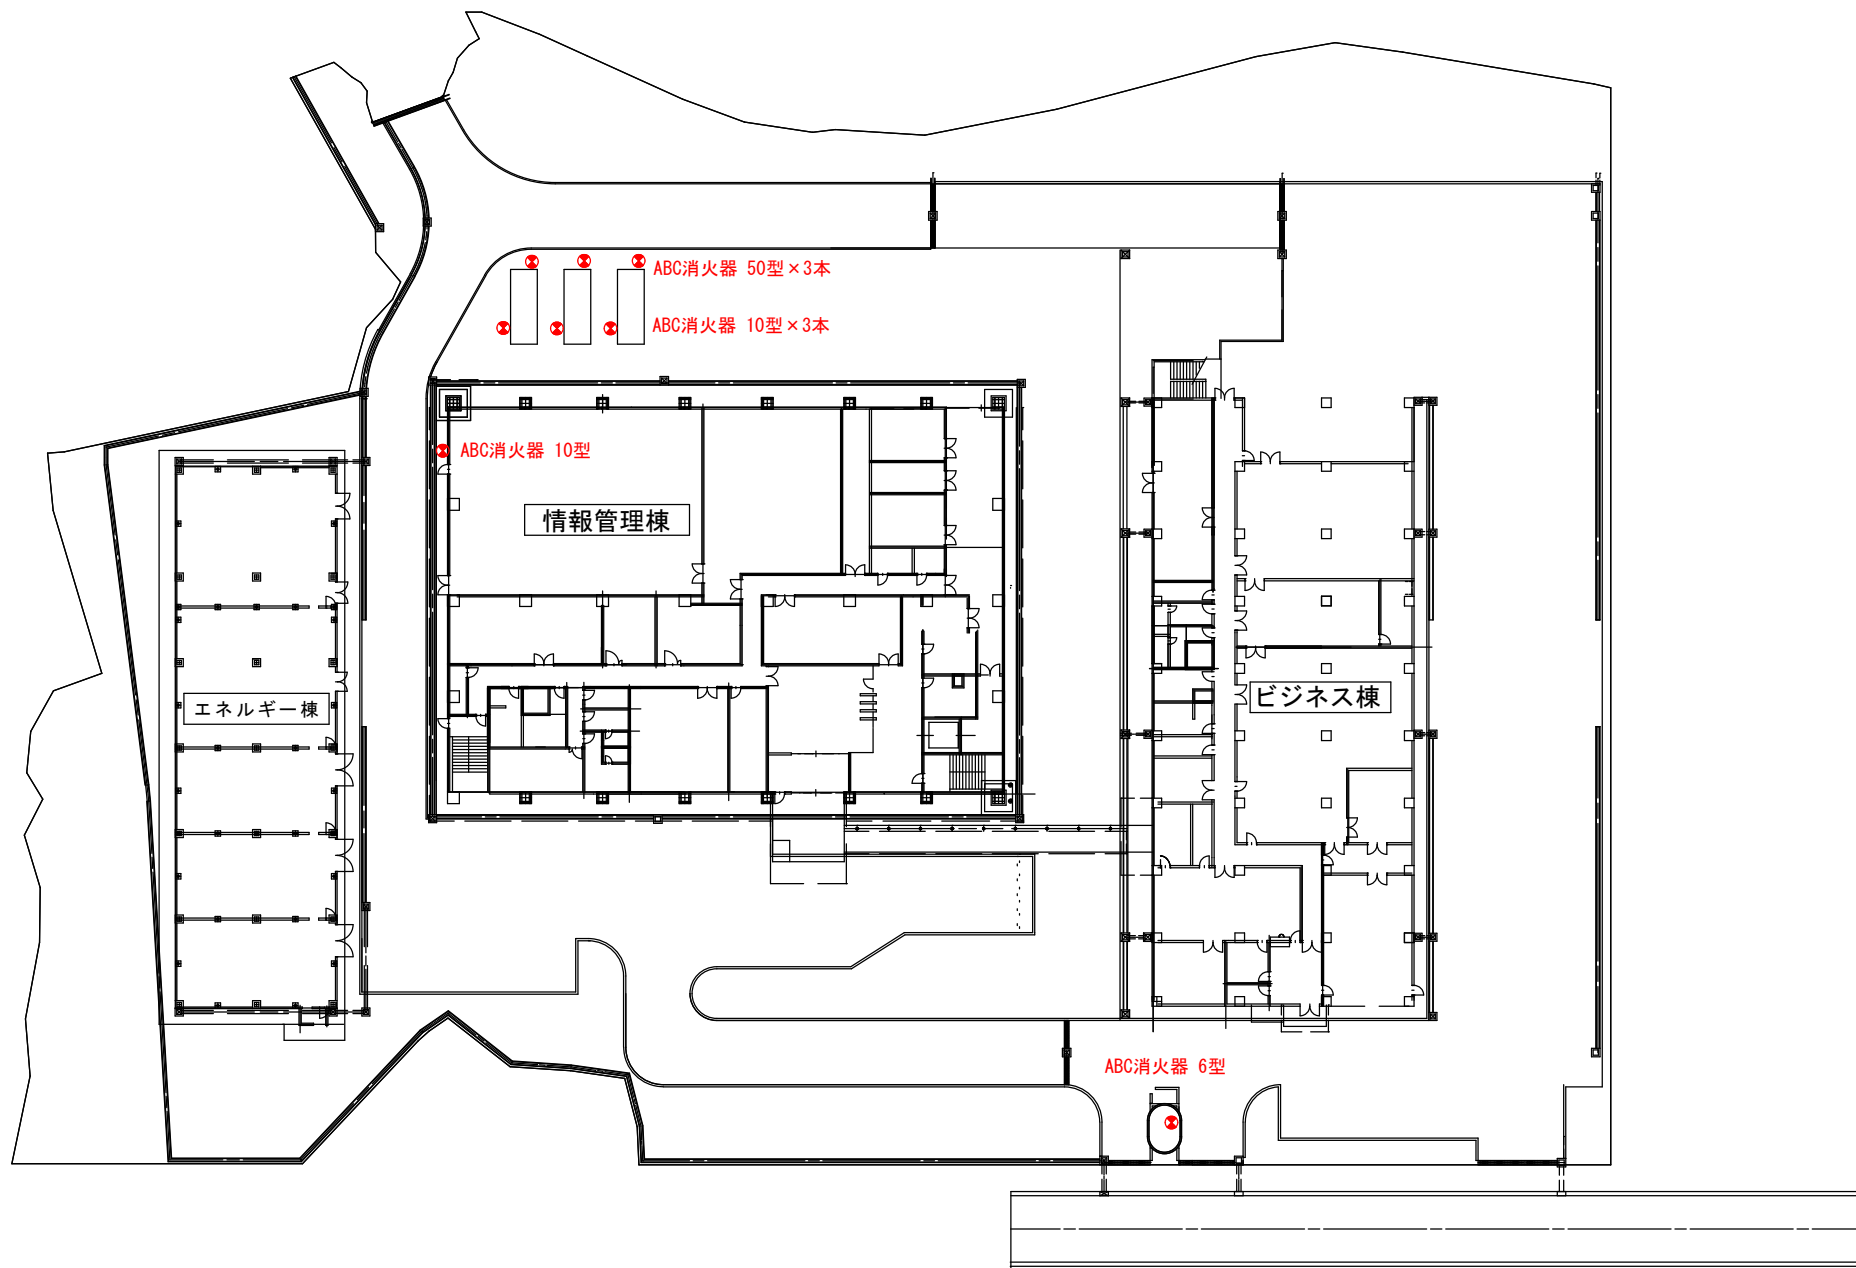

沖縄情報通信センター構内 平面図