


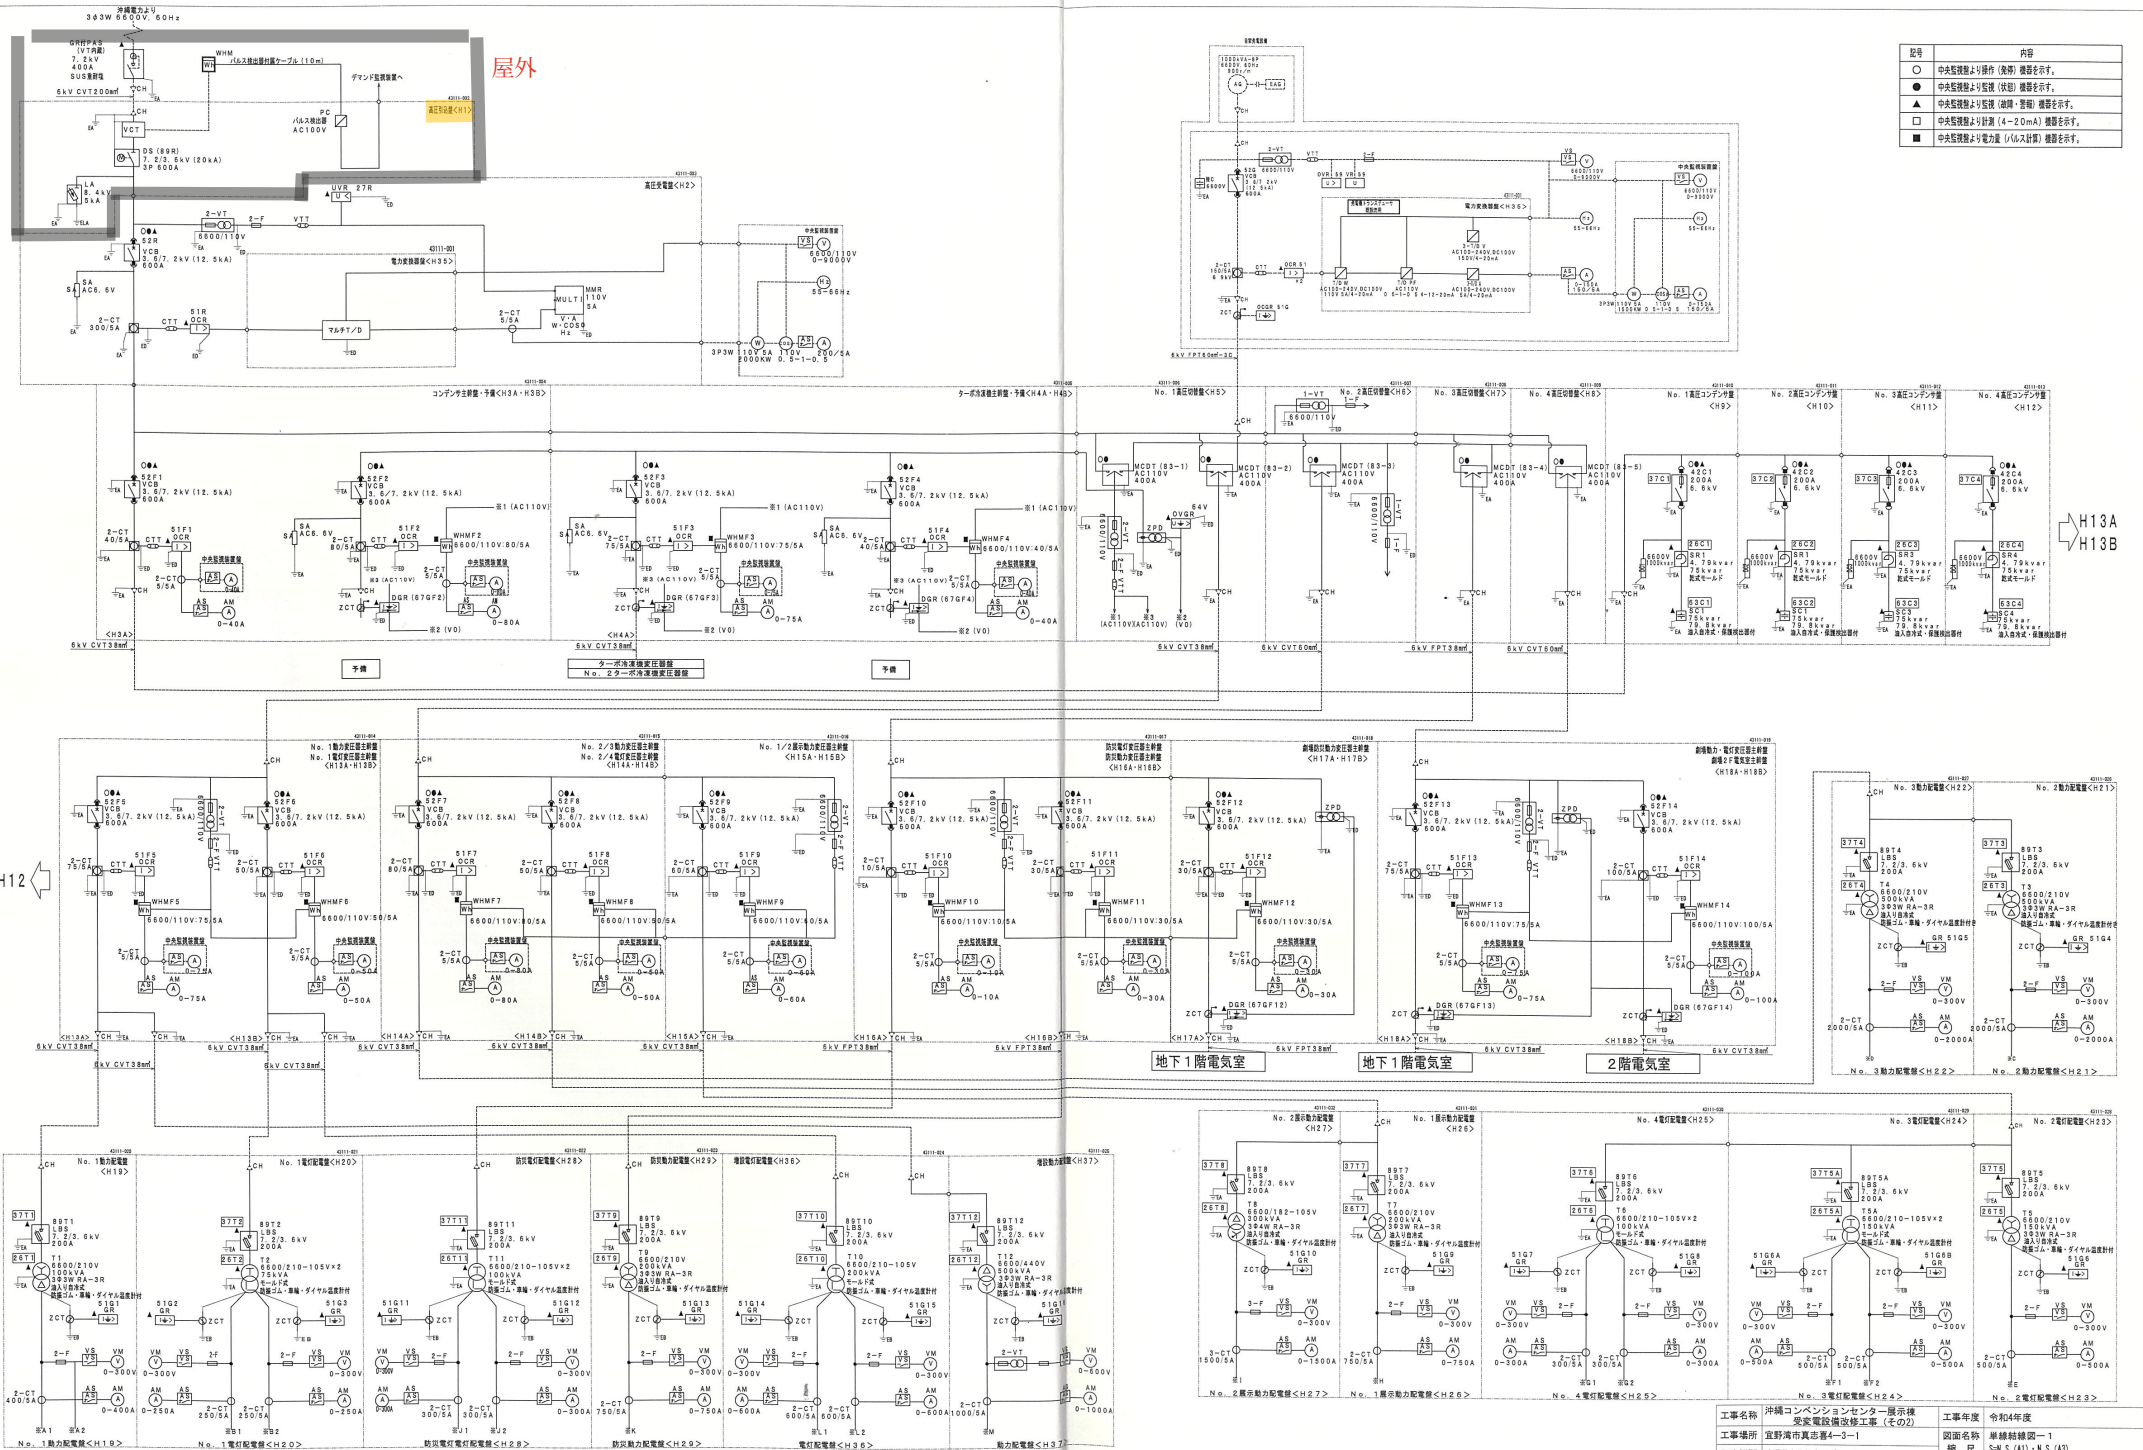

記号	内容
○	中央監視装置より操作 (後略) 機器を示す。
●	中央監視装置より監視 (後略) 機器を示す。
▲	中央監視装置より監視 (後略) 機器を示す。
□	中央監視装置より監視 (4-20mA) 機器を示す。
■	中央監視装置より電力線 (シバス計算) 機器を示す。

工事名称	沖縄コンベンションセンター展示棟 実業設備改修工事 (その2)	工事年度	令和4年度
工事場所	宜野湾市真志志4-3-1	図面名称	単線結線図-1
発注機関	沖縄県文化観光スポーツ部MCE推進課	縮尺	5k(SA)・K(SA)
図面番号	E-05	名称	株式会社 ニライ技研設計
施工	金城電気工事 (株)	設計者	佐藤 秀一
		監理者	佐藤 秀一
		所在地	〒902-2702 沖縄県宜野湾市真志志4-3-1

FP200-3C (HC17)	6HC-2
CV 8"-3C (HC18)	1HC-1
CV100-3C (LC14)	LC-1-4
CV100-3C (LC24)	LC-2-1
FP 30"-2C (LC14)	
FP 100"-2C (LC15)	
FP 30"-2C (LC25)	
FP 30"-2C (LC26)	
FP 30"-2C (LC27)	
6KVC100-3C (LC2)	270V-CM (270V電圧入)
6KVC100-3C (LC2)	270V-CM (270V電圧入)
6KVC100-3C (LC2)	270V-CM (270V電圧入)

AE 12-4C	時計	75-TB-1
HMWS 075-2C		
HP 12-20P-2	放送	75-TB-1
12-20P		
20-2C		
7C-FB	Y V	75-TB-1
CPEVS 08-2C(18)	電灯	75-LB-1-2
HP 20-2C		75-LB-1-2

CPEVS 03-2C (18)	電灯制御盤 (照明)
	照明制御盤

CV 55-2C (22) HIVE
CV 8"-3C (22) HIVE

① 照明器具の設置位置
CV 55-2C (22) HIVE
CV 55-3C (22) HIVE
② 照明器具の設置位置
CV 55-2C (22) HIVE
CV 55-3C (22) HIVE
③ 照明器具の設置位置
CV 55-2C (22) HIVE
CV 55-3C (22) HIVE
④ 照明器具の設置位置
CV 55-2C (22) HIVE
CV 55-3C (22) HIVE

