



万国津梁館 修景池改修工事設計業務(R7)

- 業務箇所：
- ①サンセットラウンジ正面修景池 4 面
(正面左からNo1、No2、No3、No4)
 - ②サミットホール地下1階濾過機室

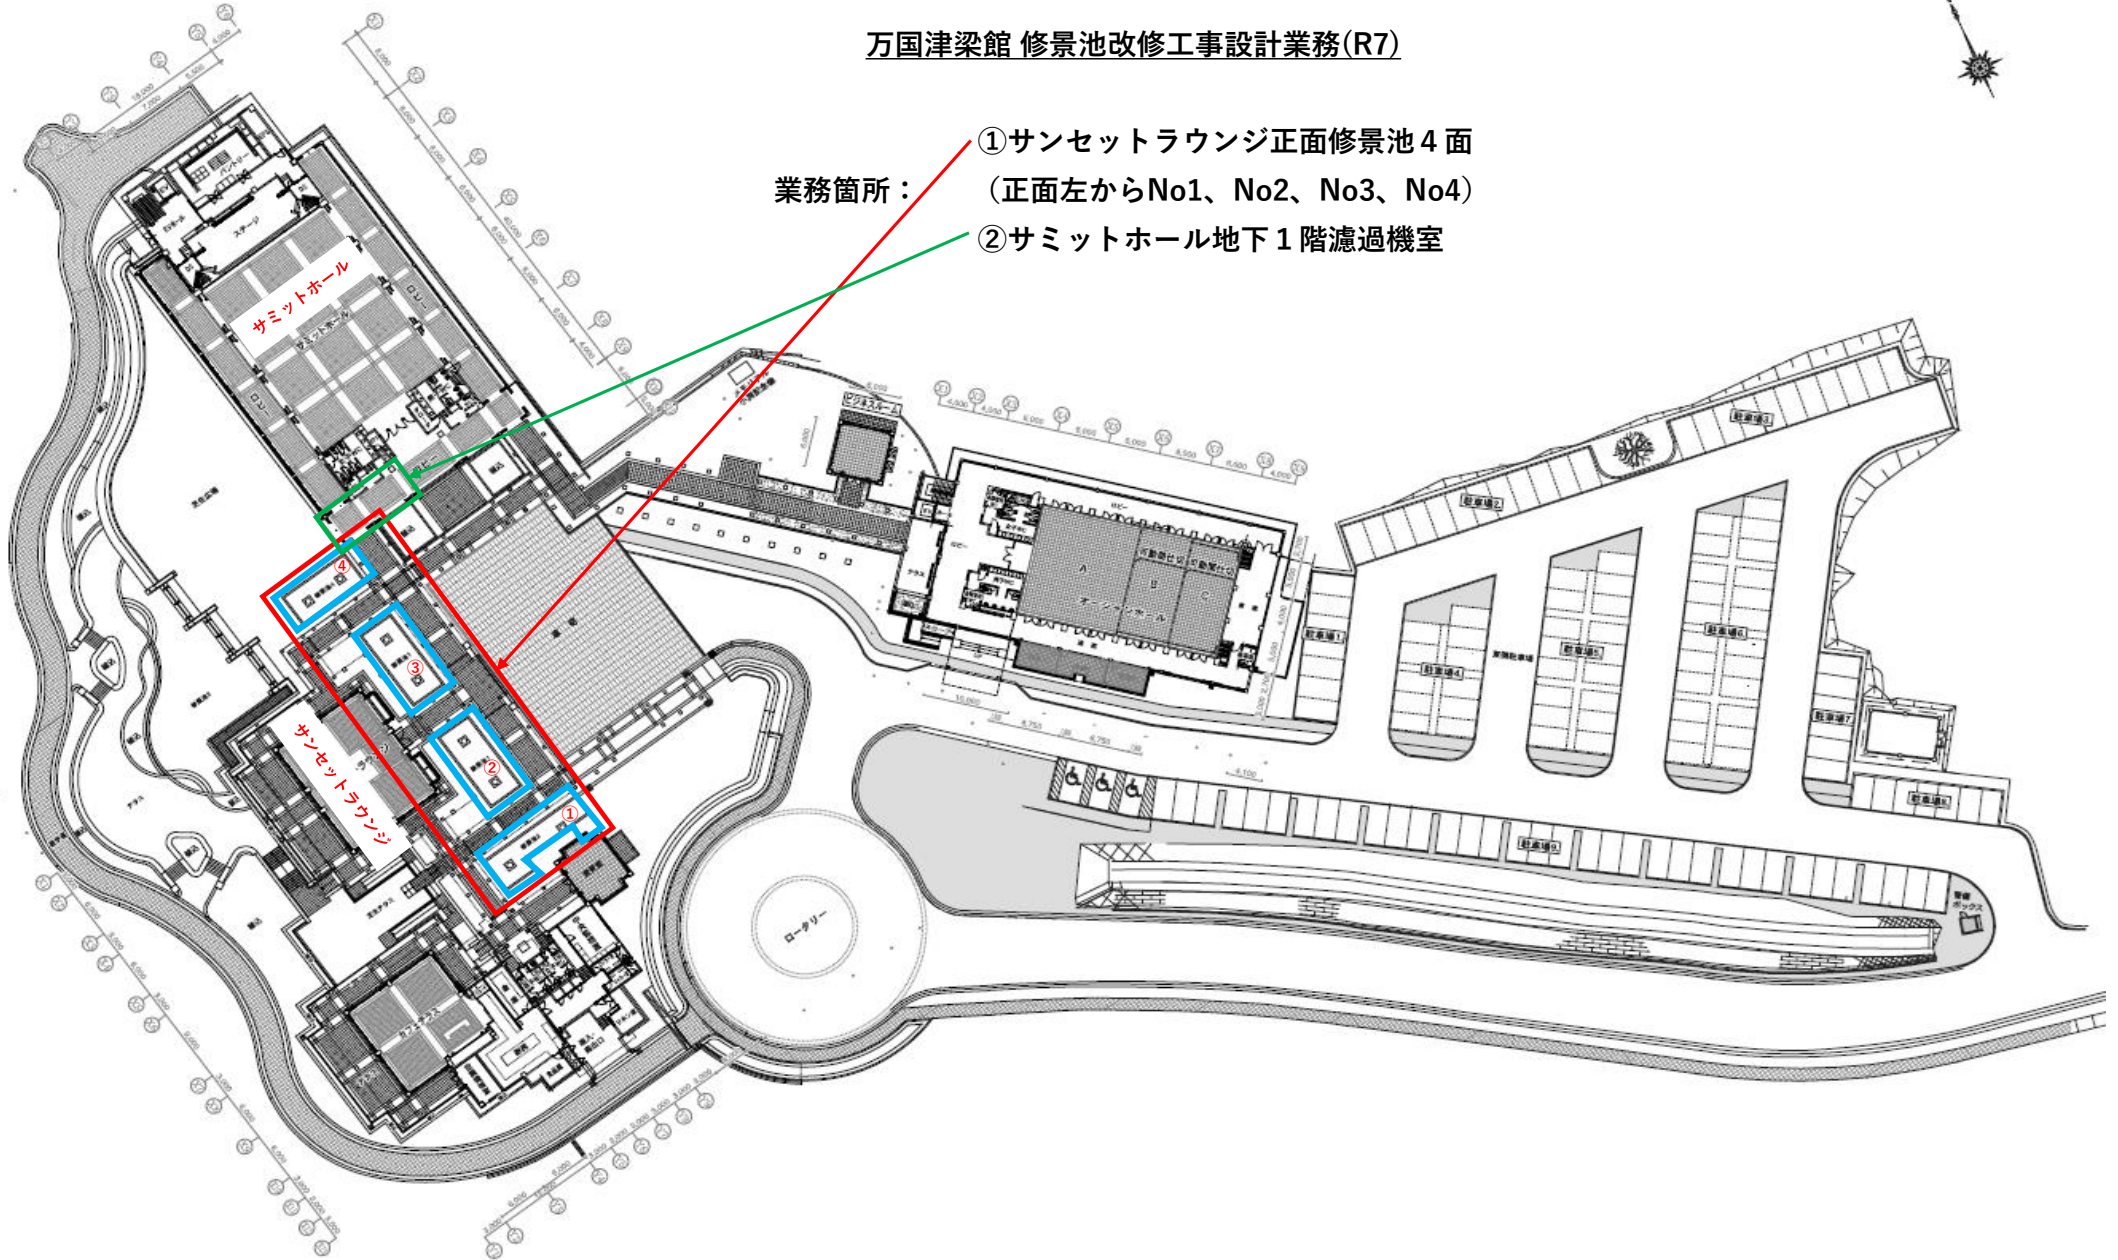

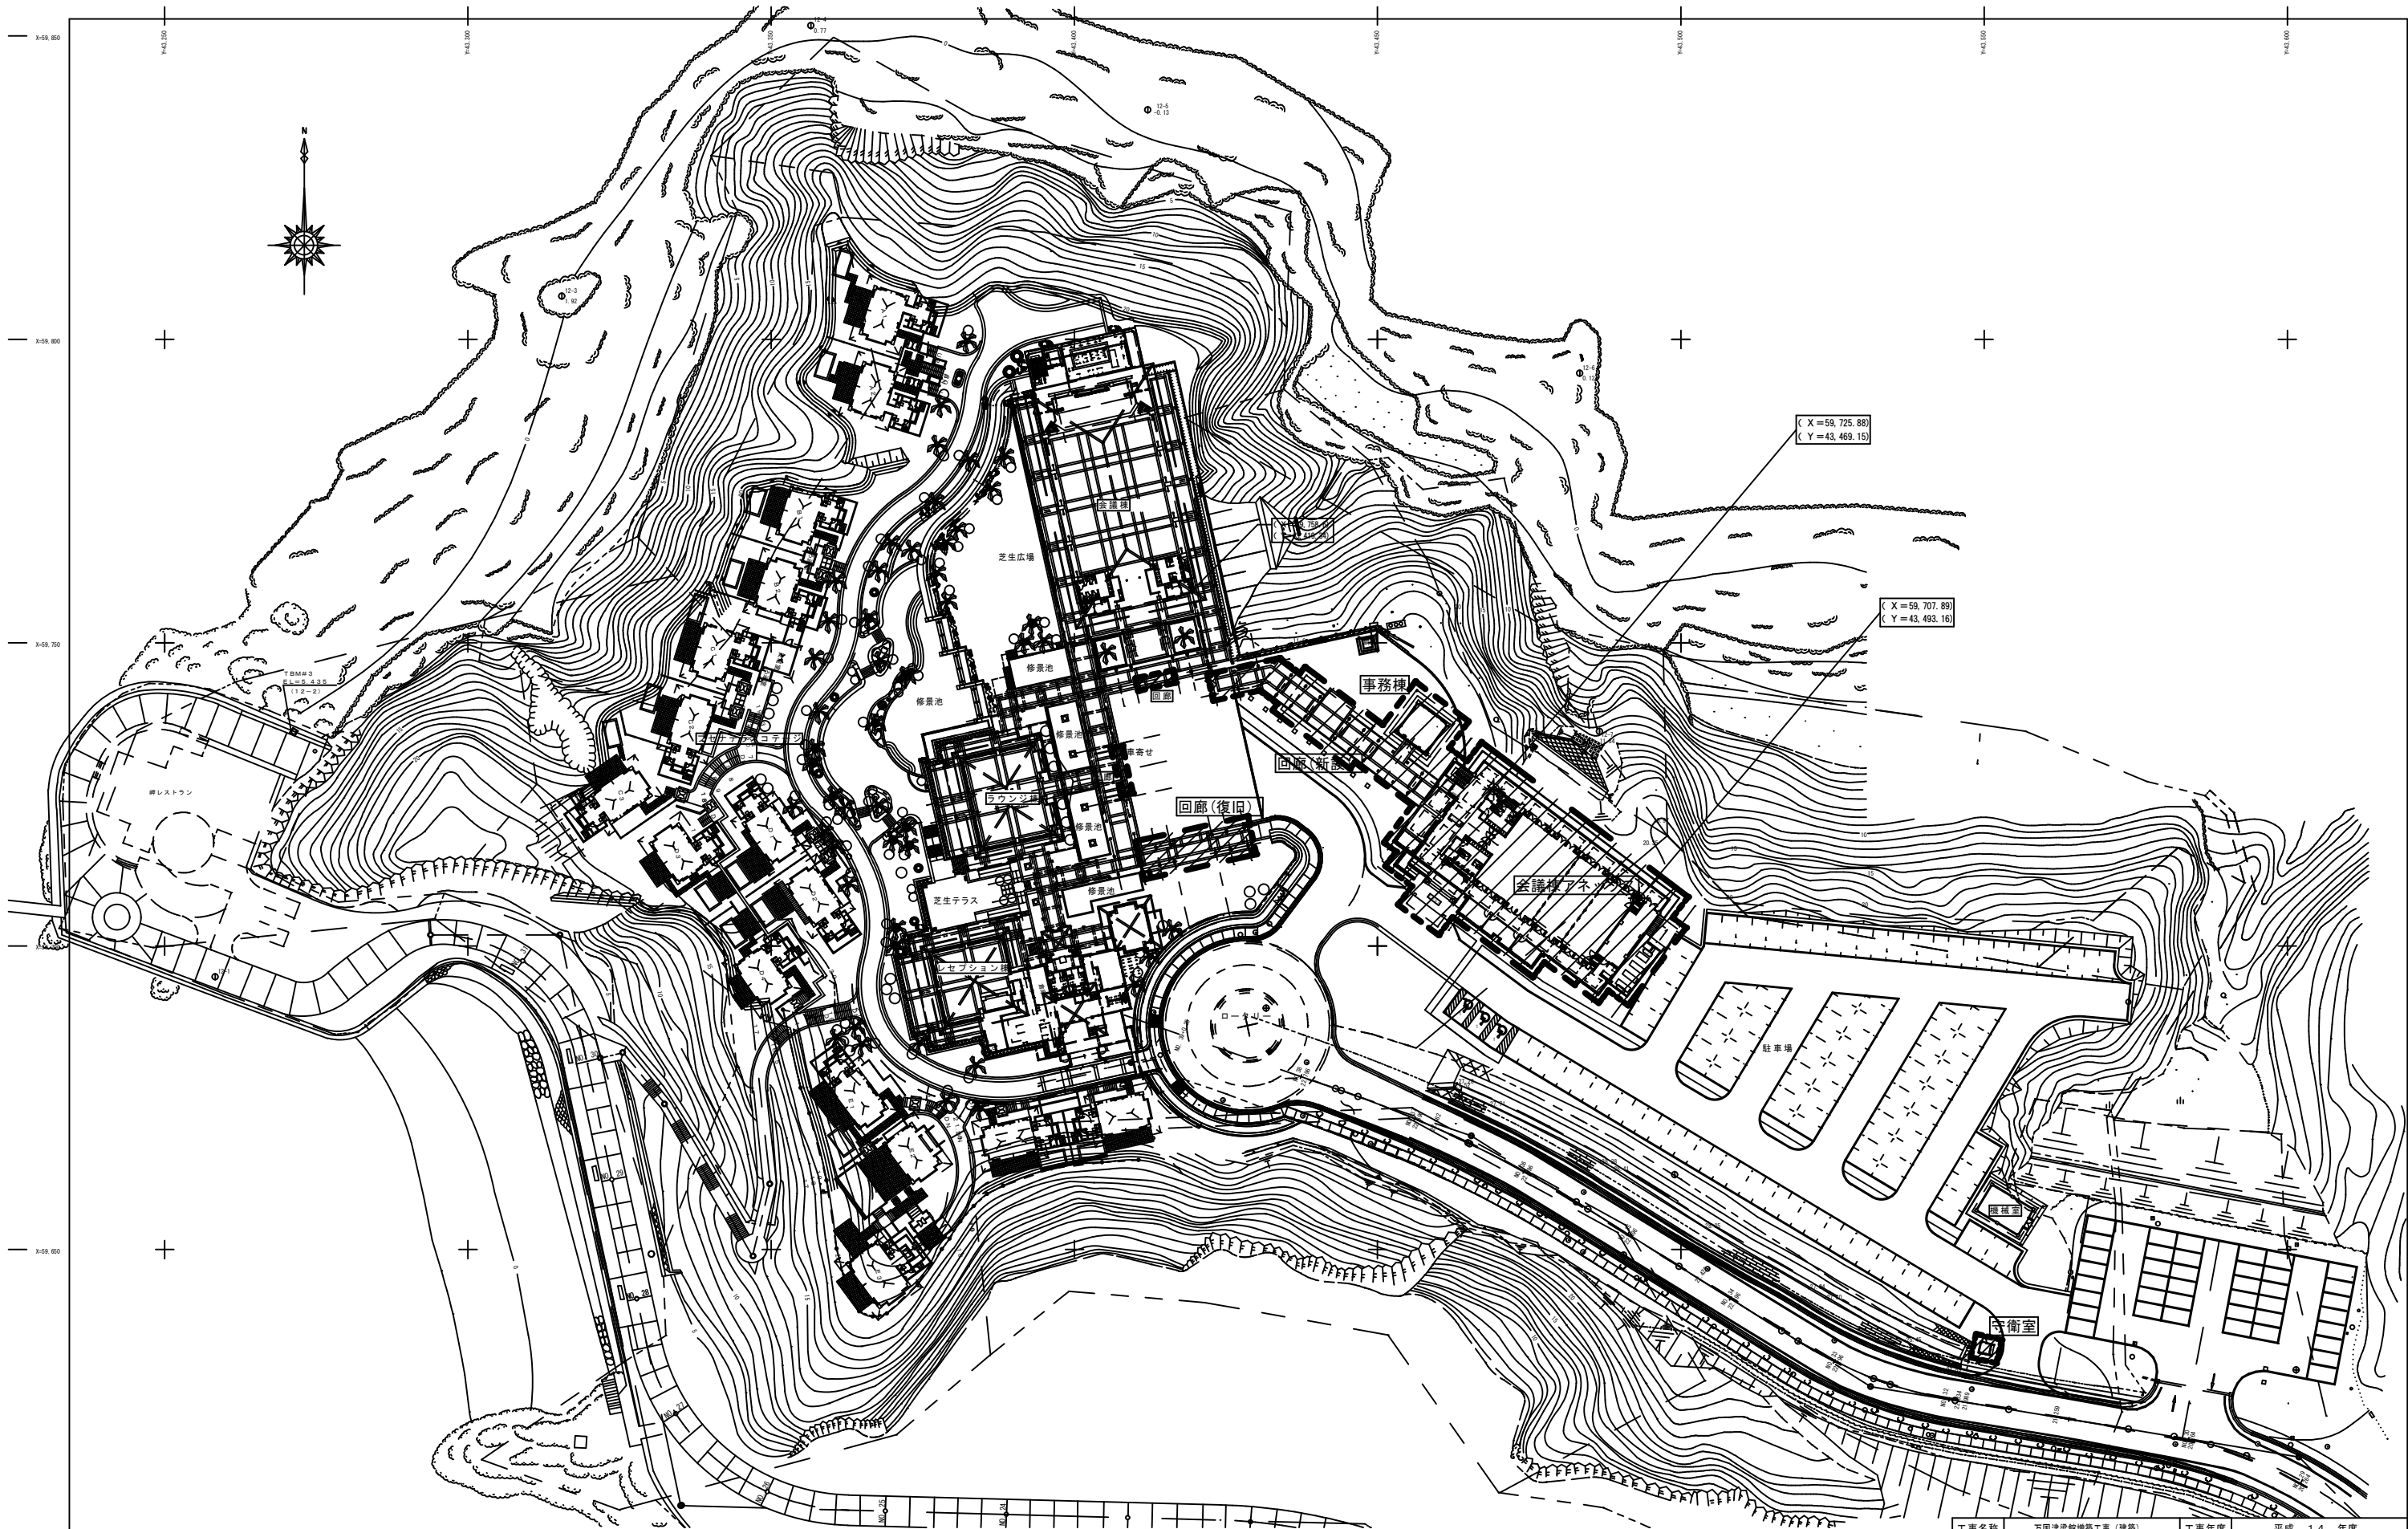

万国津梁館修景池改修工事設計業務(R7)


参考図01 全体配置図

■ 本工事範囲を示す

工事名称	万国津梁館増築工事(建築)			工事年度	平成 14 年度	
工事場所	名護市			図面名称	全体配置図	
発注機関	沖縄県土木建築部施設建築室			縮 尺	S=1/500	
摘 要				図面番号	A-03	
検 印	管理建築士	設 計	製 図	名 称	株式会社 国 建	
				資格者氏名	園 場 幸 房	
				登録番号	沖縄県知事 第194-71号	
				所在地	那覇市久茂地1-2-20	




沖縄国際友好会館(仮称) 建設工事 (ラウンジ棟・レセプション棟 建築)					
沖縄県土木建築部 施設建築室		室 長	副室長	主 幹	担当者
平成 11 年 月 日					
図面名称		縮 尺			図面番号
1 階 平 面 図		1/200			A-12
株式会社 国 建					
沖縄県那覇市久志地 1-2-20 (OTV 国和プラザ)					
TEL (098) 862-1106					
FAX (098) 862-5072					
管理建築士 国崎幸男 一級建築士 豊隆 第 53175 号					

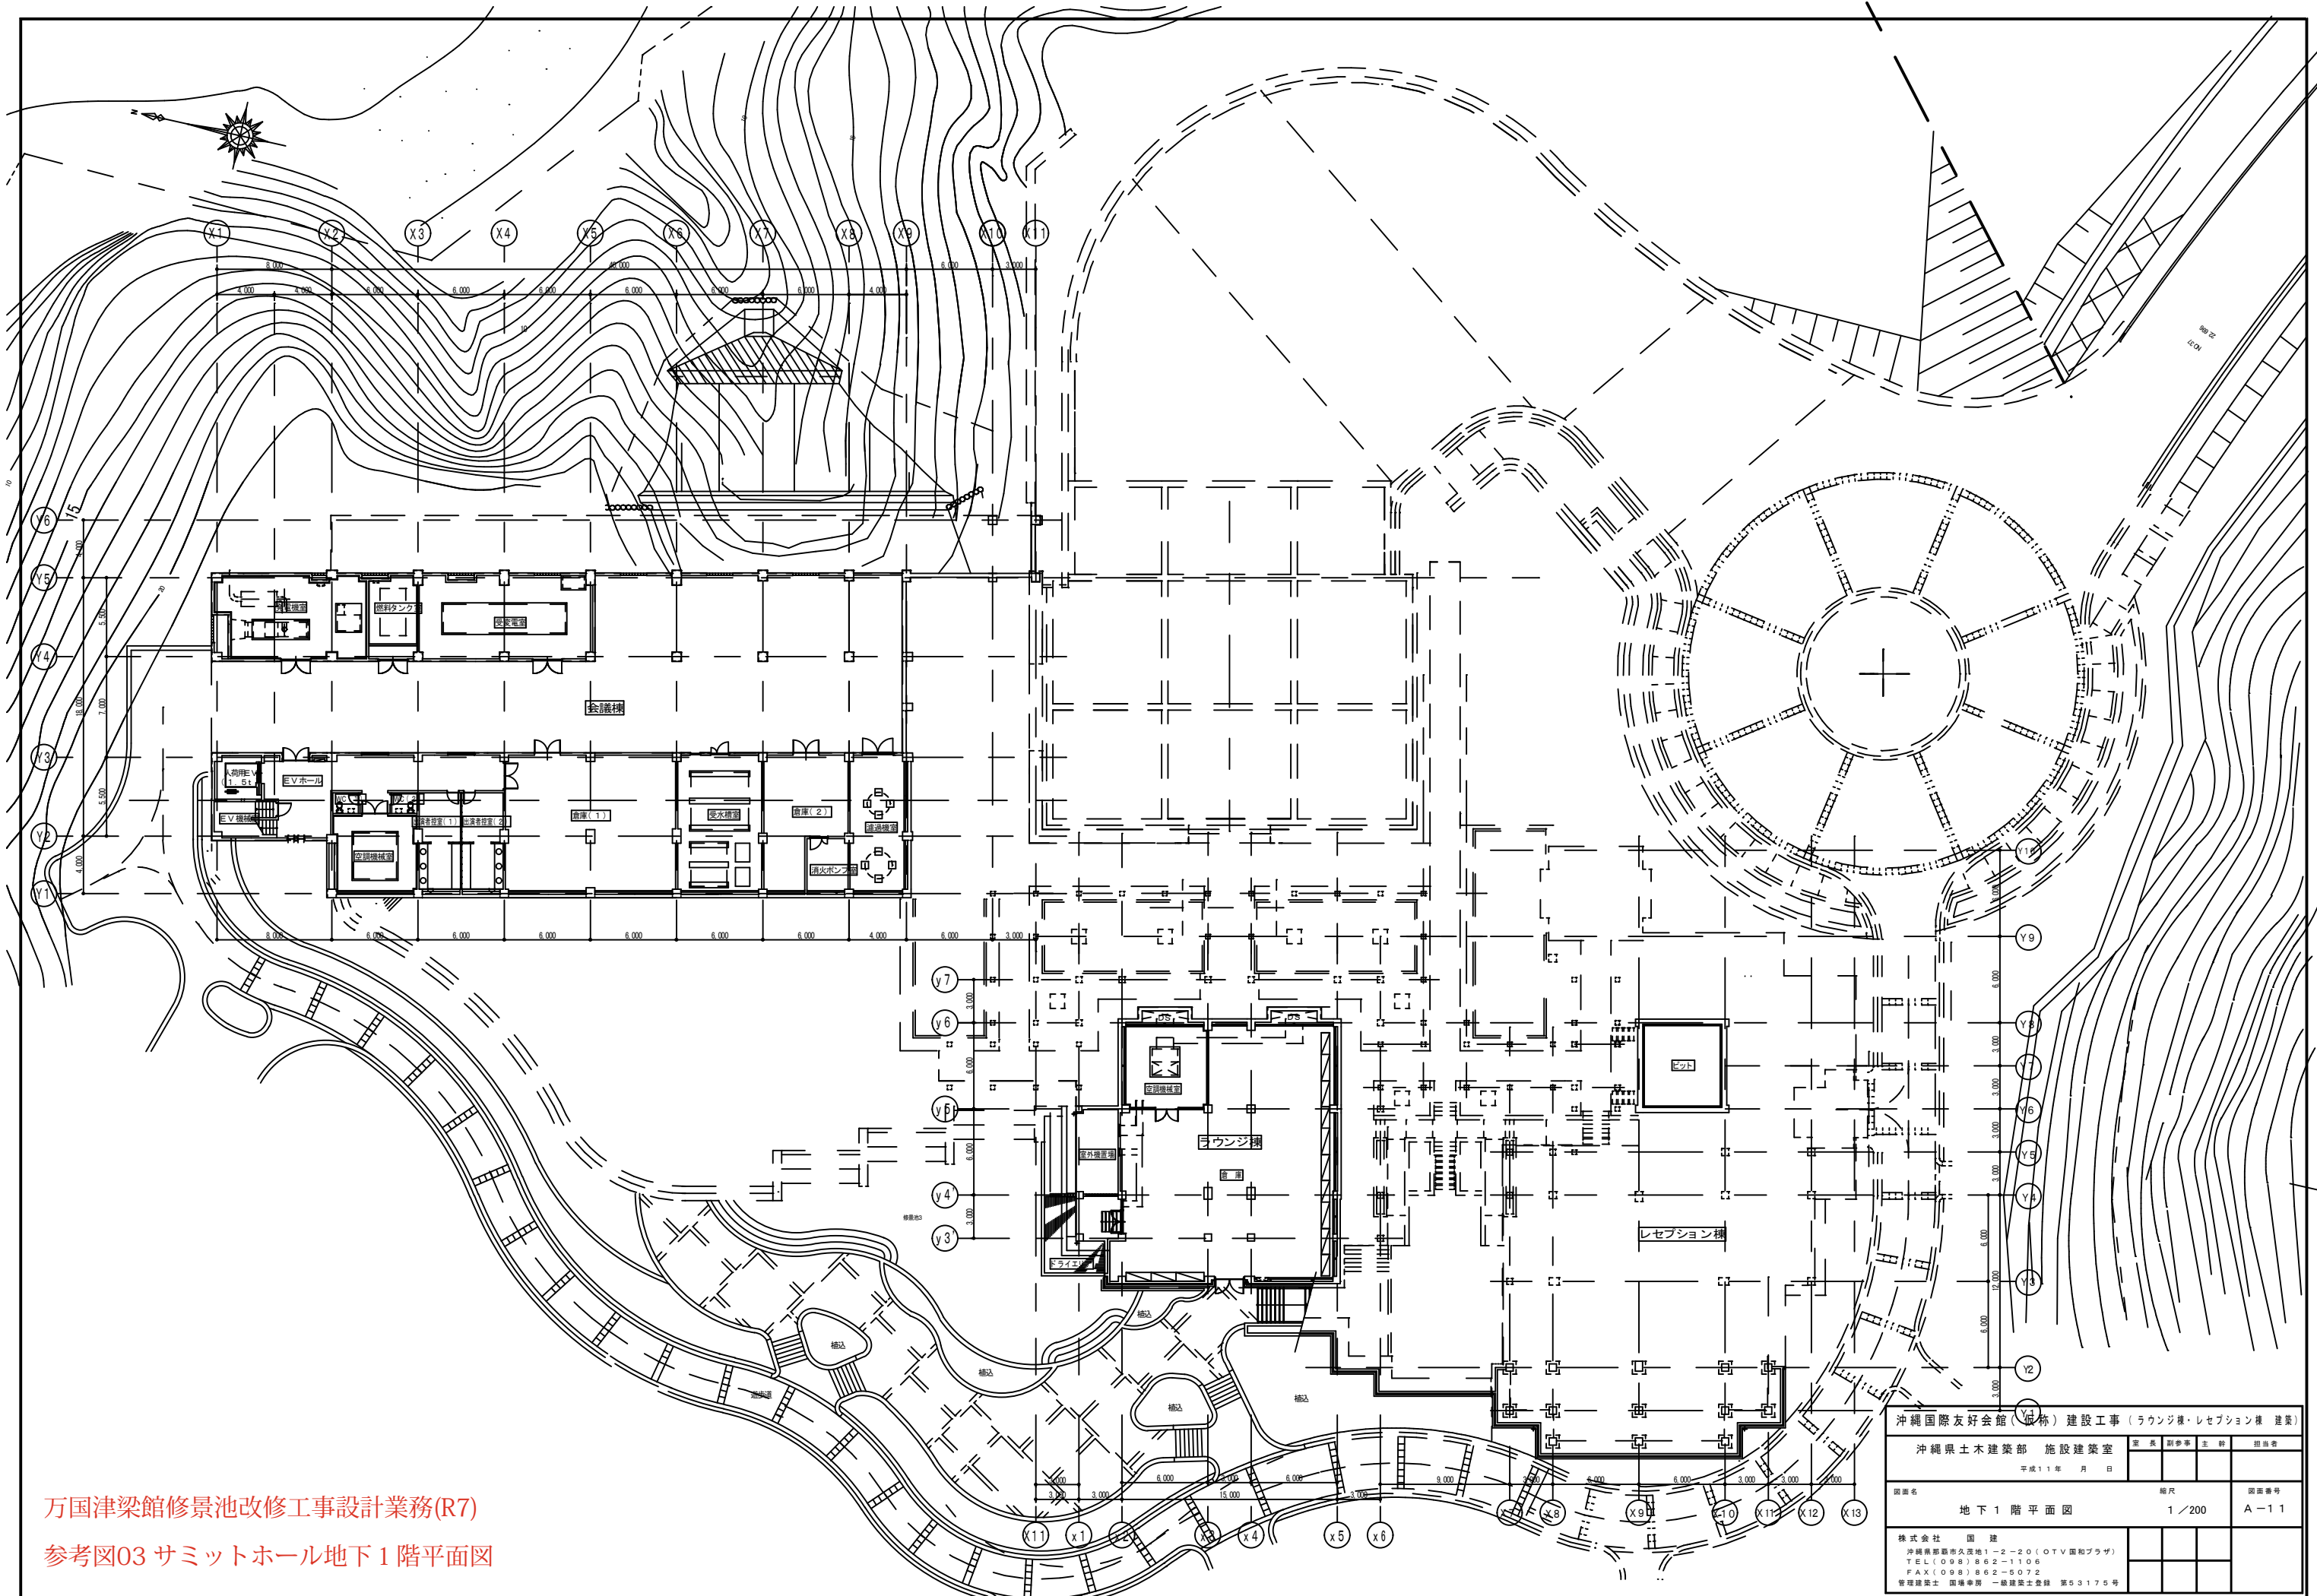

万国津梁館修景池改修工事設計業務(R7)

参考図03 サミットホール地下1階平面図


沖縄国際友好会館（仮称）建設工事（ラウンジ棟・レセプション棟 建築）				
沖縄県土木建築部 施設建築室		室長	副室長	主幹
平成11年 月 日				担当者
図面名		縮尺		図面番号
地下1階平面図		1/200		A-1.1
株式会社 国 建				
沖縄県那覇市久志地1-2-20（OTV 国和プラザ）				
TEL（098）862-1106				
FAX（098）862-5072				
管理建築士 国建事務所 一級建築士登録 第53175号				

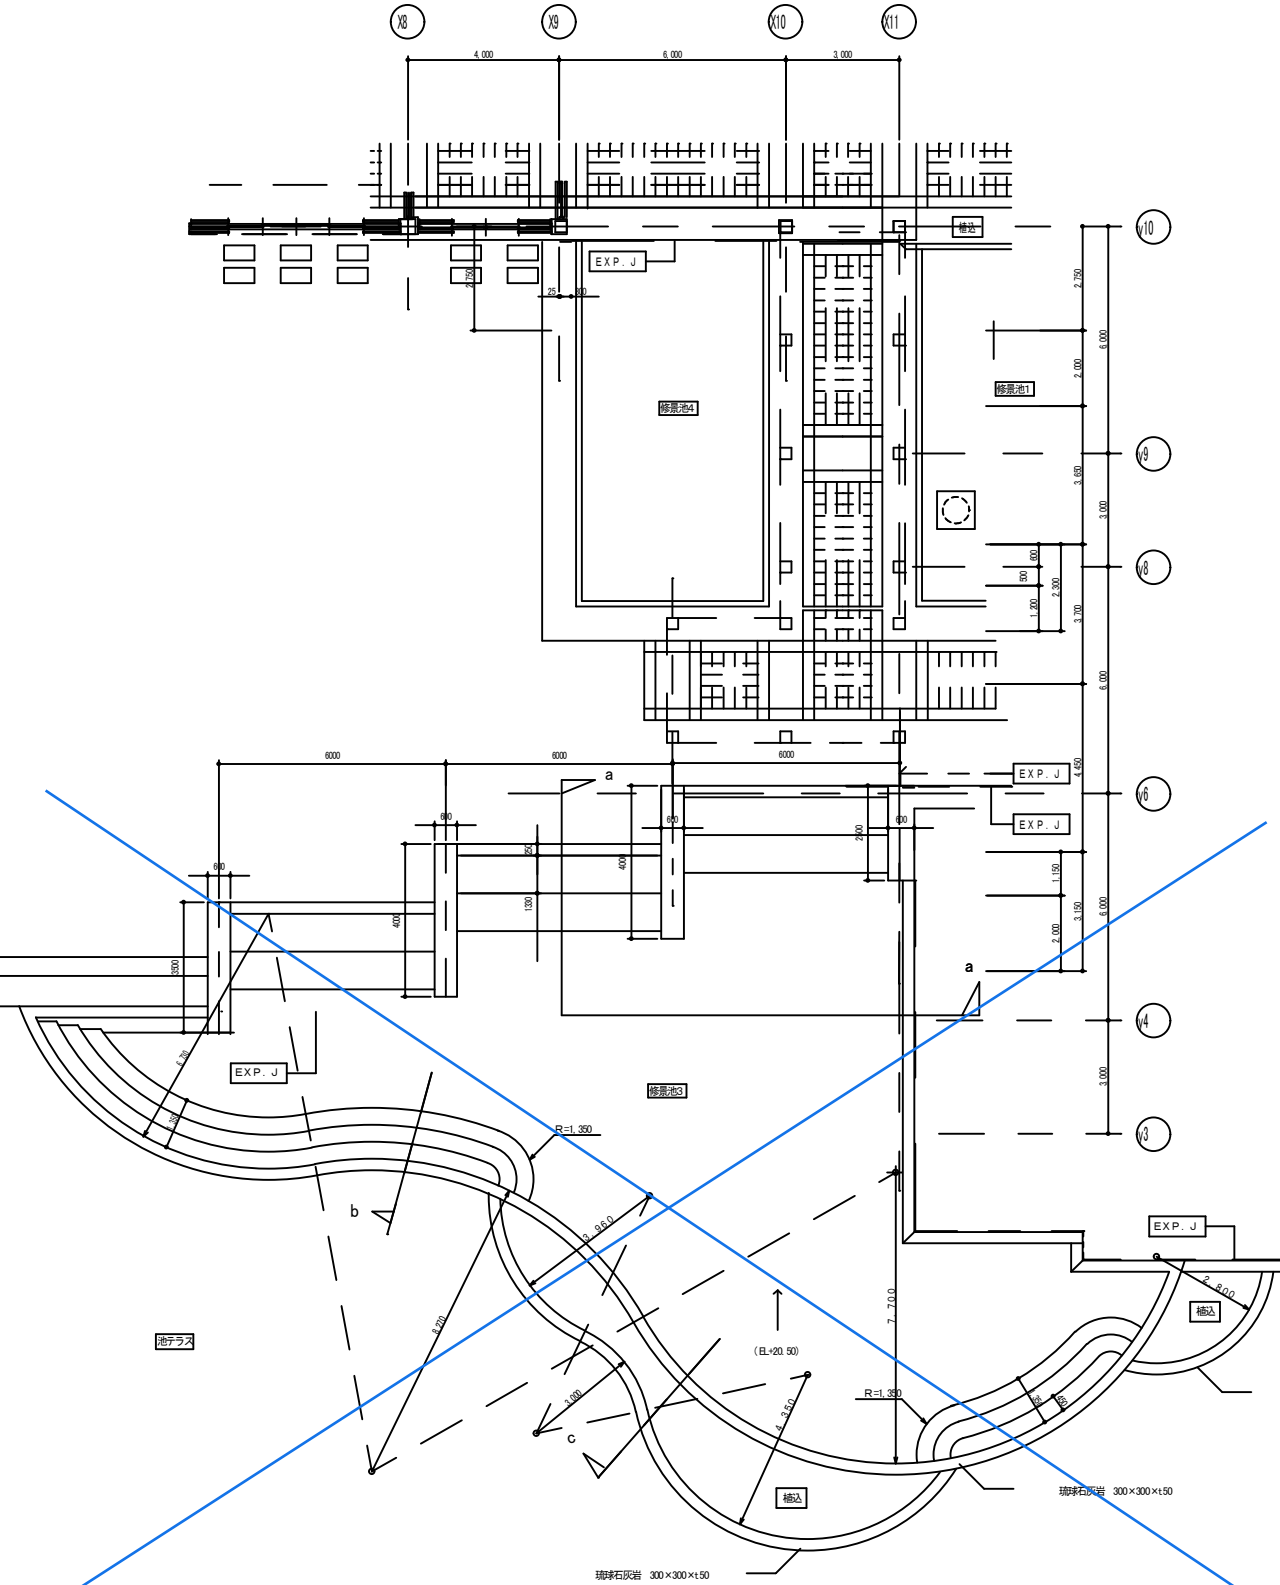


修景池平面図 S=1/100

万国津梁館修景池改修工事設計業務(R7)


参考図04 修景池No.4詳細図

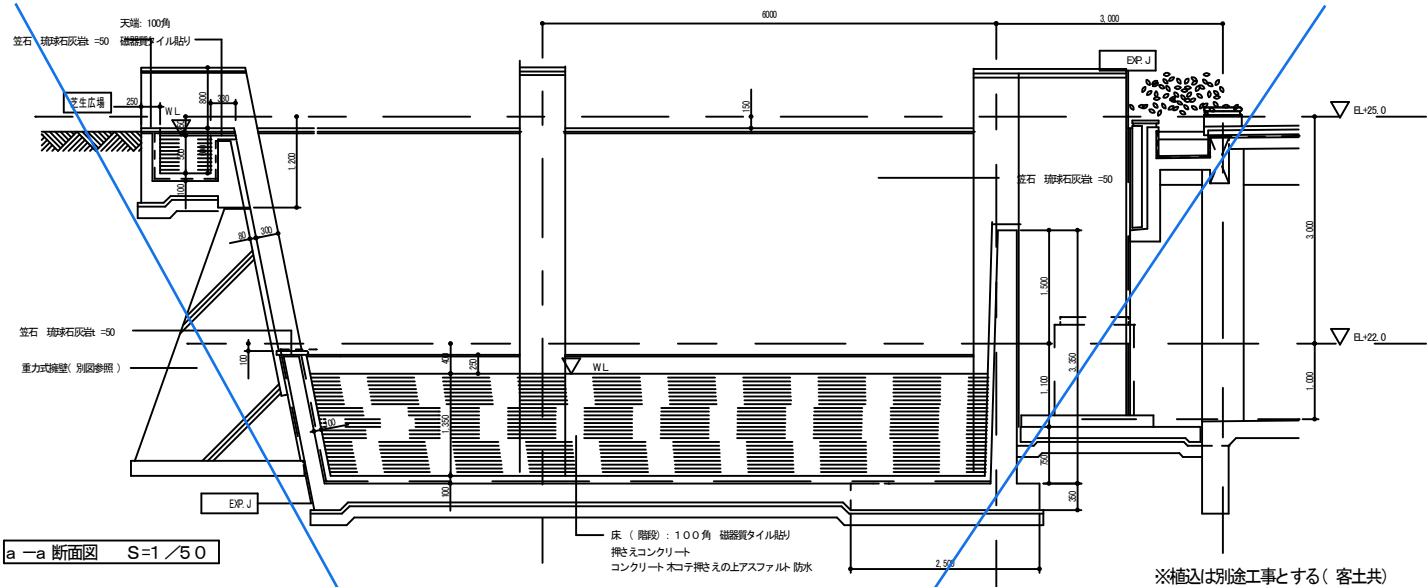


a-a 断面図 S=1/50

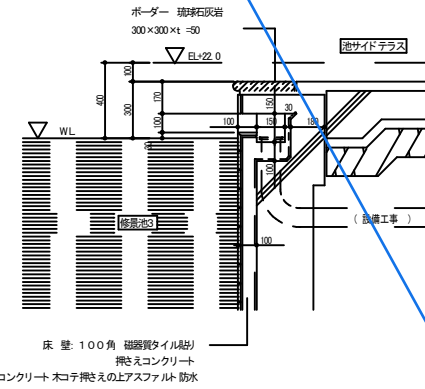


排水口 断面図 1/20

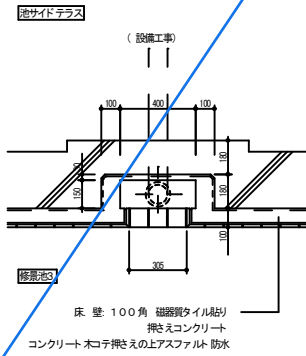

排水口 平面図 1/20

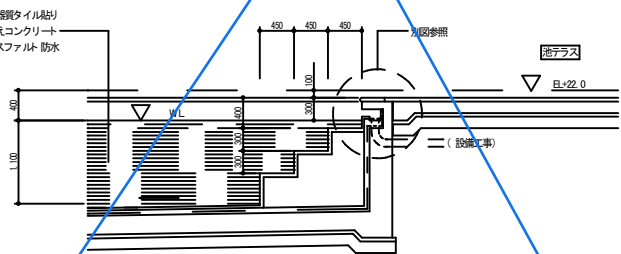


b 断面図 S=1/50

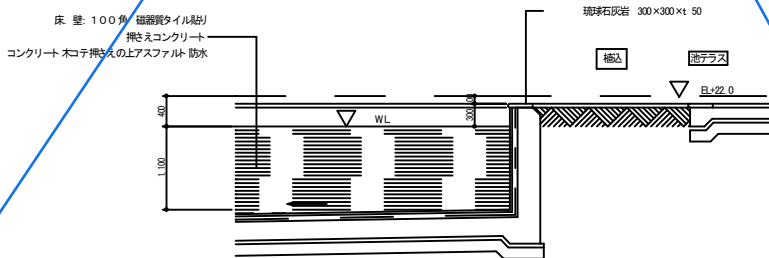

c 断面図 S=1/50

沖縄国際友好会館(仮称) 建設工事(ラウンジ棟・レセプション棟 建築)					
沖縄県土木建築部 施設建築室		室長	副参事	主幹	担当者
平成11年 月 日					
図面名		縮尺			図面番号
修景池3 詳細図		1/100.50			A-56
株式会社 国建					
沖縄県那覇市久茂地1-2-20(OTV国和プラザ)					
TEL(098)862-1106					
FAX(098)862-5072					
管理建築士 国崎幸房 一級建築士登録 第53175号					

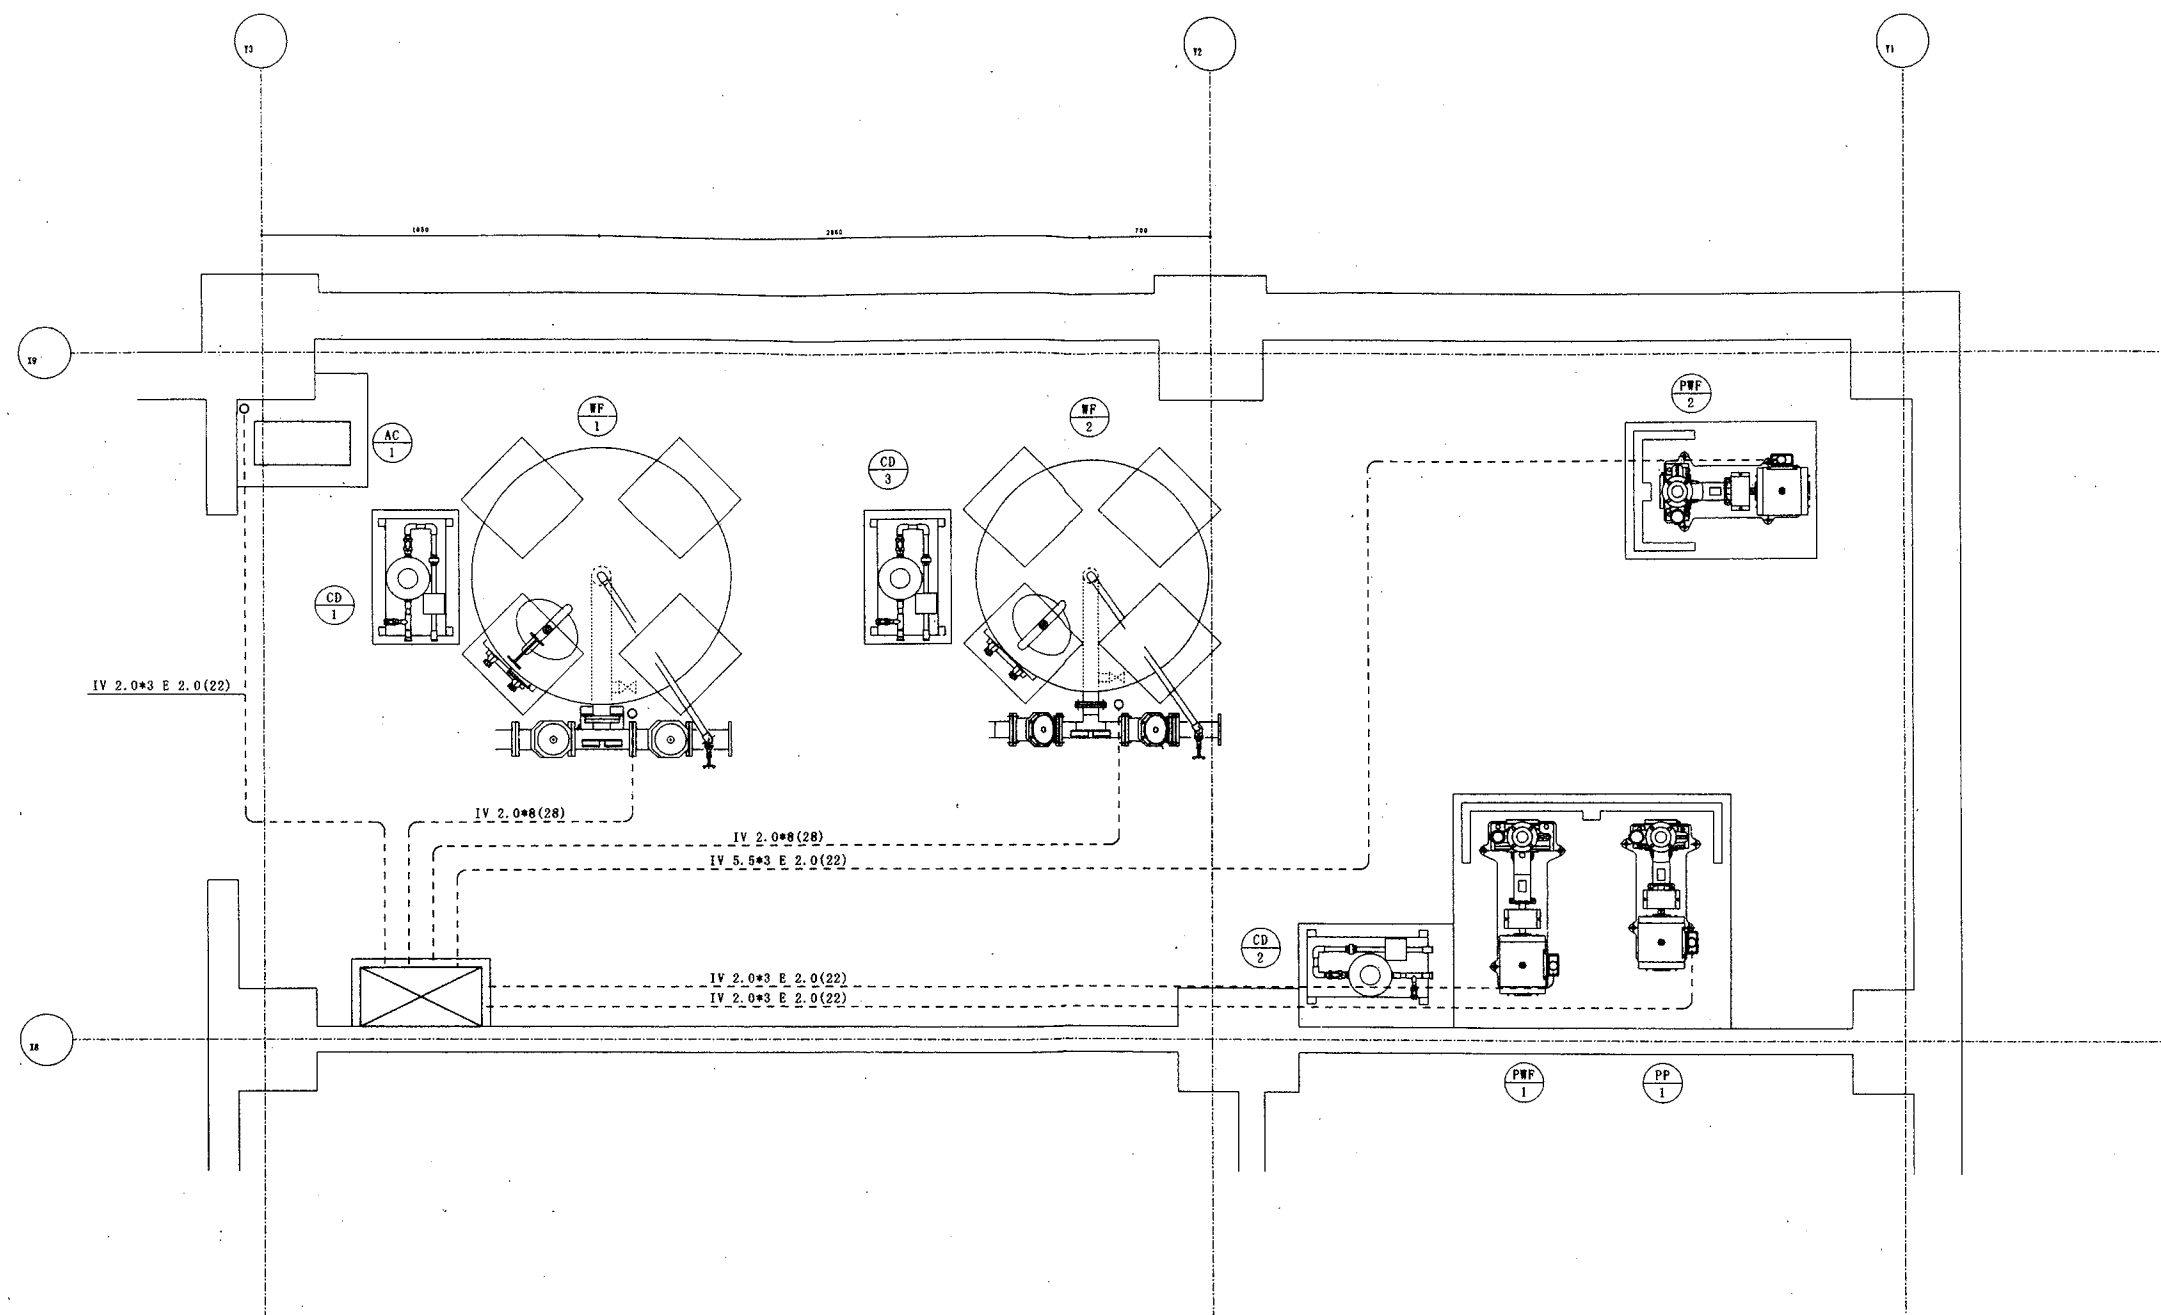

万国津梁館修景池改修工事設計業務(R7)

参考図05 機械室詳細図 (電気)


年月日	実施事項	現場代理人	主任技術者	製図	工事名称	施設名称	図面番号
1)					沖縄国際友好会館 (仮称) 建設工事 (機械設備)	会館棟	
2)						地下1階機械室詳細図 (池循環推進電気)	
3)							
4)							
					作成 年 月 日 決定 年 月 日 縮尺 S=1/20	国和設備工業 株式会社 建設共同企業体	M-50

10 11 12 100

99N-013-052

池1の設計容積(流降)
 250.2 m^3
 $給水量 \div 180 \sim 210 \text{ m}^3$
 9 m^3

池2の設計容積
 77.25 m^3
 $給水量 \div 90 \text{ m}^3$
 北側の池を考慮している

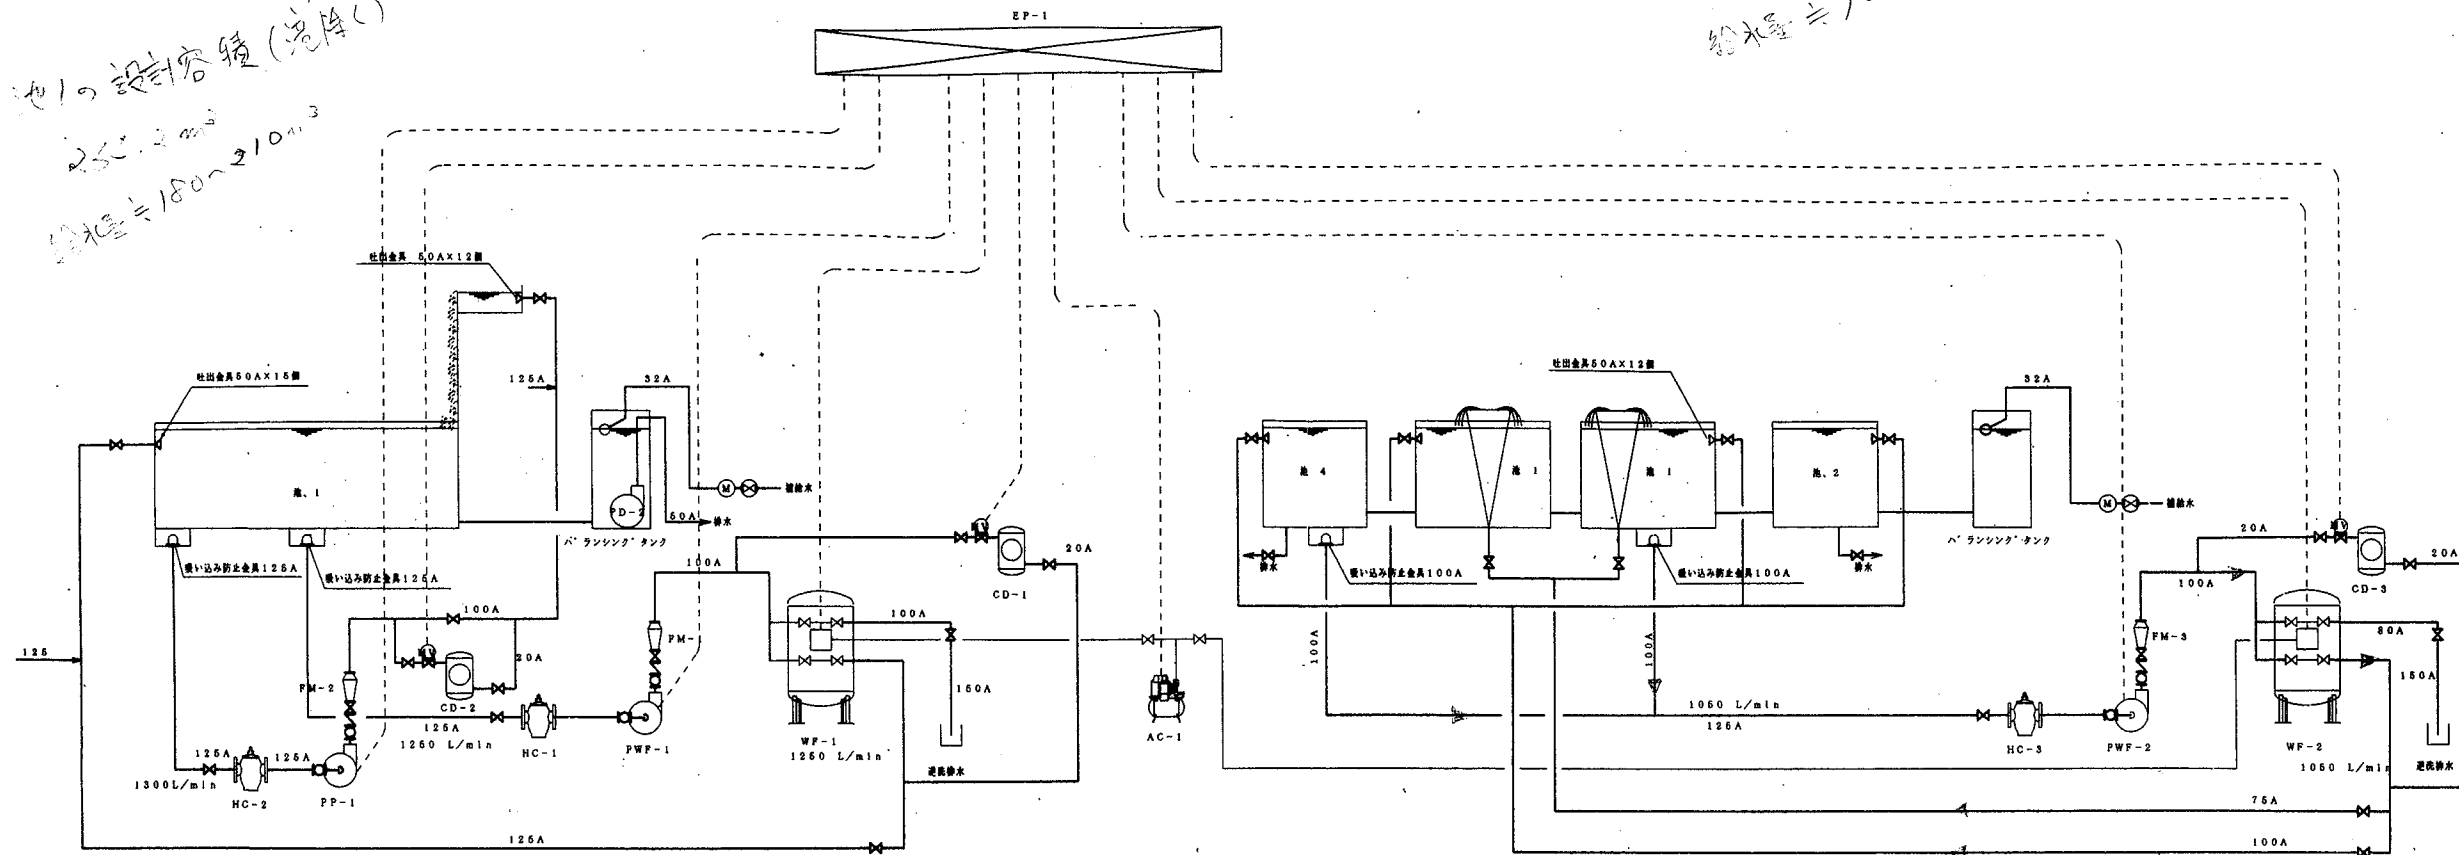

池1、系統図

池2、系統図

記号	名称	数量	仕様	電気容量
WF-1	池1循環ろ過装置	1	処理能力 $76 \text{ m}^3/\text{hr}$ 1500×1000H 自然逆流、多層ろ過方式	1×200V 57VA
PWF-1	池3ろ過ポンプ	1	80×66 1250 L/min×24m×7.5Kw	3×200V 7.5Kw
HC-1	池5ストレーナー	1	125A バケット SUS-304	
FM-1	池3ろ過装置計	1	100A 流量検出 $8 \sim 80 \text{ m}^3/\text{hr}$ SUS-304	
PP-1	循環ポンプ	1	80×66 1300L/min×18m×5.5Kw	3×200V 5.5Kw
HC-2	池5ストレーナー	1	68A バケット SUS-304	
FM-2	池5ろ過装置計	1	100A 流量検出 $8 \sim 80 \text{ m}^3/\text{hr}$ SUS-304	
CD-1	池3薬剤投入装置	1	薬剤投入量 10kg	
CD-2	池5薬剤投入装置	1	薬剤投入量 10kg	
PD-2	池5排水ポンプ	1	60A 200L/min×4m	1×100V 0.4Kw
WF-2	池2循環ろ過装置	1	処理能力 $43 \text{ m}^3/\text{hr}$ 1350×1000H 自然逆流、多層ろ過方式	1×200V 57VA
PWF-2	池1ろ過ポンプ	1	80×66 1050 L/min×20m×6.5Kw	3×200V 6.5Kw
HC-3	池1ストレーナー	1	125A バケット SUS-304	
FM-3	池1ろ過装置計	1	100A 流量検出 $8 \sim 80 \text{ m}^3/\text{hr}$ SUS-304	
CD-3	池1薬剤投入装置	1	薬剤投入量 10kg	
AC-1	制御用コンプレッサー	1	吐出量 46L/min タンク容量 30L	3×200V 0.4Kw
EP-1	ろ過装置	1	池内設置型 700×1950×350	

万国津梁館修景池改修工事設計業務(R7)

参考図07 池循環系統図

年月日	事項	現場代理人	主任技術者	製図	工事名称	図面名称	図面番号
1)					沖縄国際友好会館(仮称)建設工事(機械設備)	池循環ろ過設備系統図	図和設備工業 例 大宮設備 建設共同企業体
2)							M-47
3)							
4)							

99N-013-049

