

事業名： 漁港施設機能強化事業

地区名： 港川地区港川漁港（沖縄県八重瀬町）

●地区の概要

当地区は、沖縄県本土の八重瀬町に位置し、八重瀬町唯一の漁港であり、主要な漁業形態はパヤオ漁ソデイカ漁となっている。

また、当漁港では製氷・貯氷施設、荷捌き所を有しており、漁業者の重要な生活拠点となっている。

●事業の目的

第1沖防波堤・第2沖防波堤共に過去複数回の被災を受けており、その都度現況復旧がなされている状況である。

そのため、被災を繰り返さないような施設の整備を目的としている。

事業内容

・ 主な事業量： 第1沖防波堤(改良) 200m
第2沖防波堤(改良) 100m

・ 事業費： 965百万円

・ 事業主体： 沖縄県

・ 事業期間： R5～R10

・ 令和8年度実施要望額（事業費）：260,000千円
（国 庫）：234,000千円

・ 令和8年度実施予定箇所：第2沖防波堤
（仮設・上部・基礎・被覆・消波工一式）

H26災害 第1沖防波堤



位置図



被災回数


第1沖防波堤（5回）

H11、H14、H16、H26、H30


第2沖防波堤（4回）

H14、H15、H16、H30

第1沖防波堤標準断面図

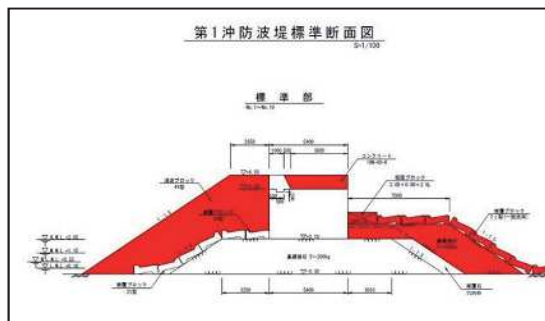


第2沖防波堤標準断面図

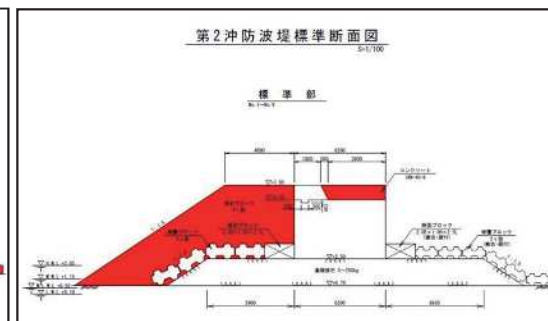

位置図

1. 地区名 港川地区

2. 位置図等

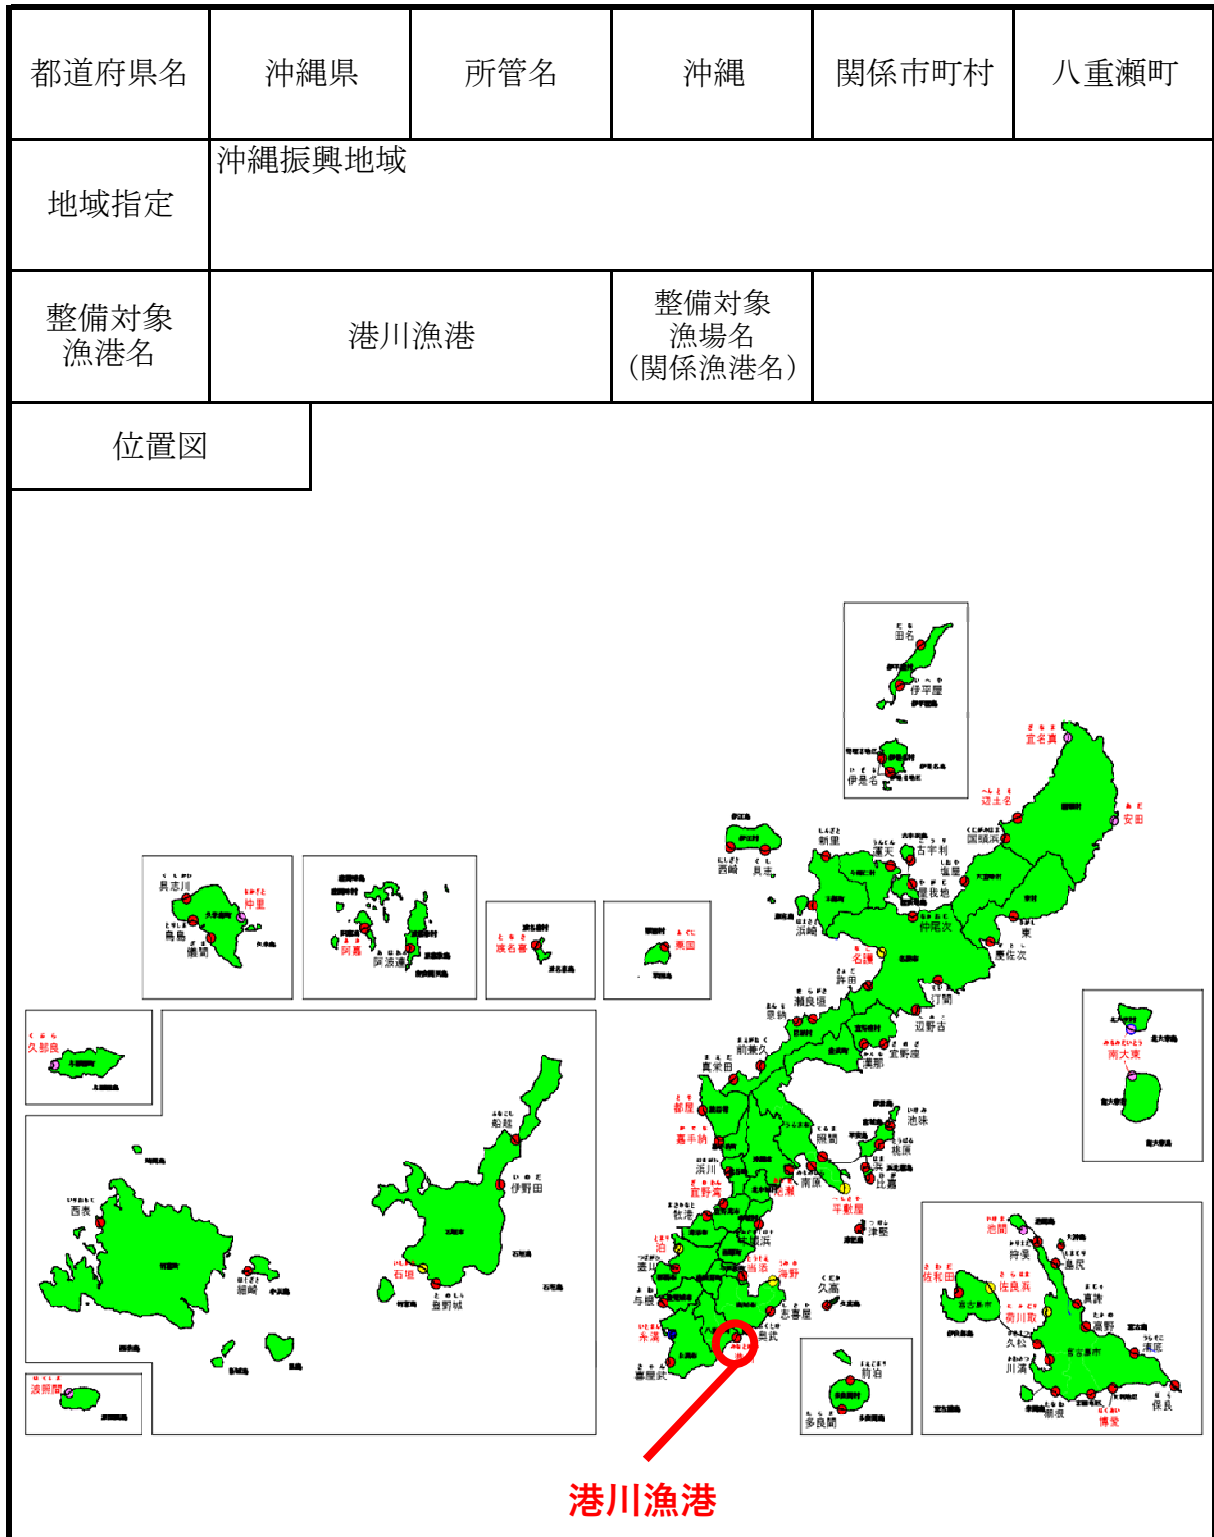

漁港番号	種 別	所 管	事業主体	管理者	施 工 場 所
5010210	第 1 種	沖 縄	沖縄県	沖縄県	沖縄県八重瀬町字港川


0 50m 100m 200m



Figure 1 is a schematic diagram of a river network. It features a central polygonal area with several lines extending from its vertices, labeled N, E, S, and W. A legend below the diagram indicates two line types: a solid line for 0.3 ~ 4.9 m/s and a dashed line for 5.0 ~ 9.9 m/s.


H. W. L	+2.05
M. W. L	+1.15
M. L. W. L	+0.50
L. W. L	+0.05

 平成14年度～令和6年度に施工した施設
 令和7年度に施工する施設
 令和8年度要求分
 令和9年度以降の事業計画
 令和8年度要求分（令和6年度分を据付）
 令和8年度要求分（令和9年度据付）
 その他事業により令和7年度までに施工済みの施設
 その他事業による令和9年度以降計画

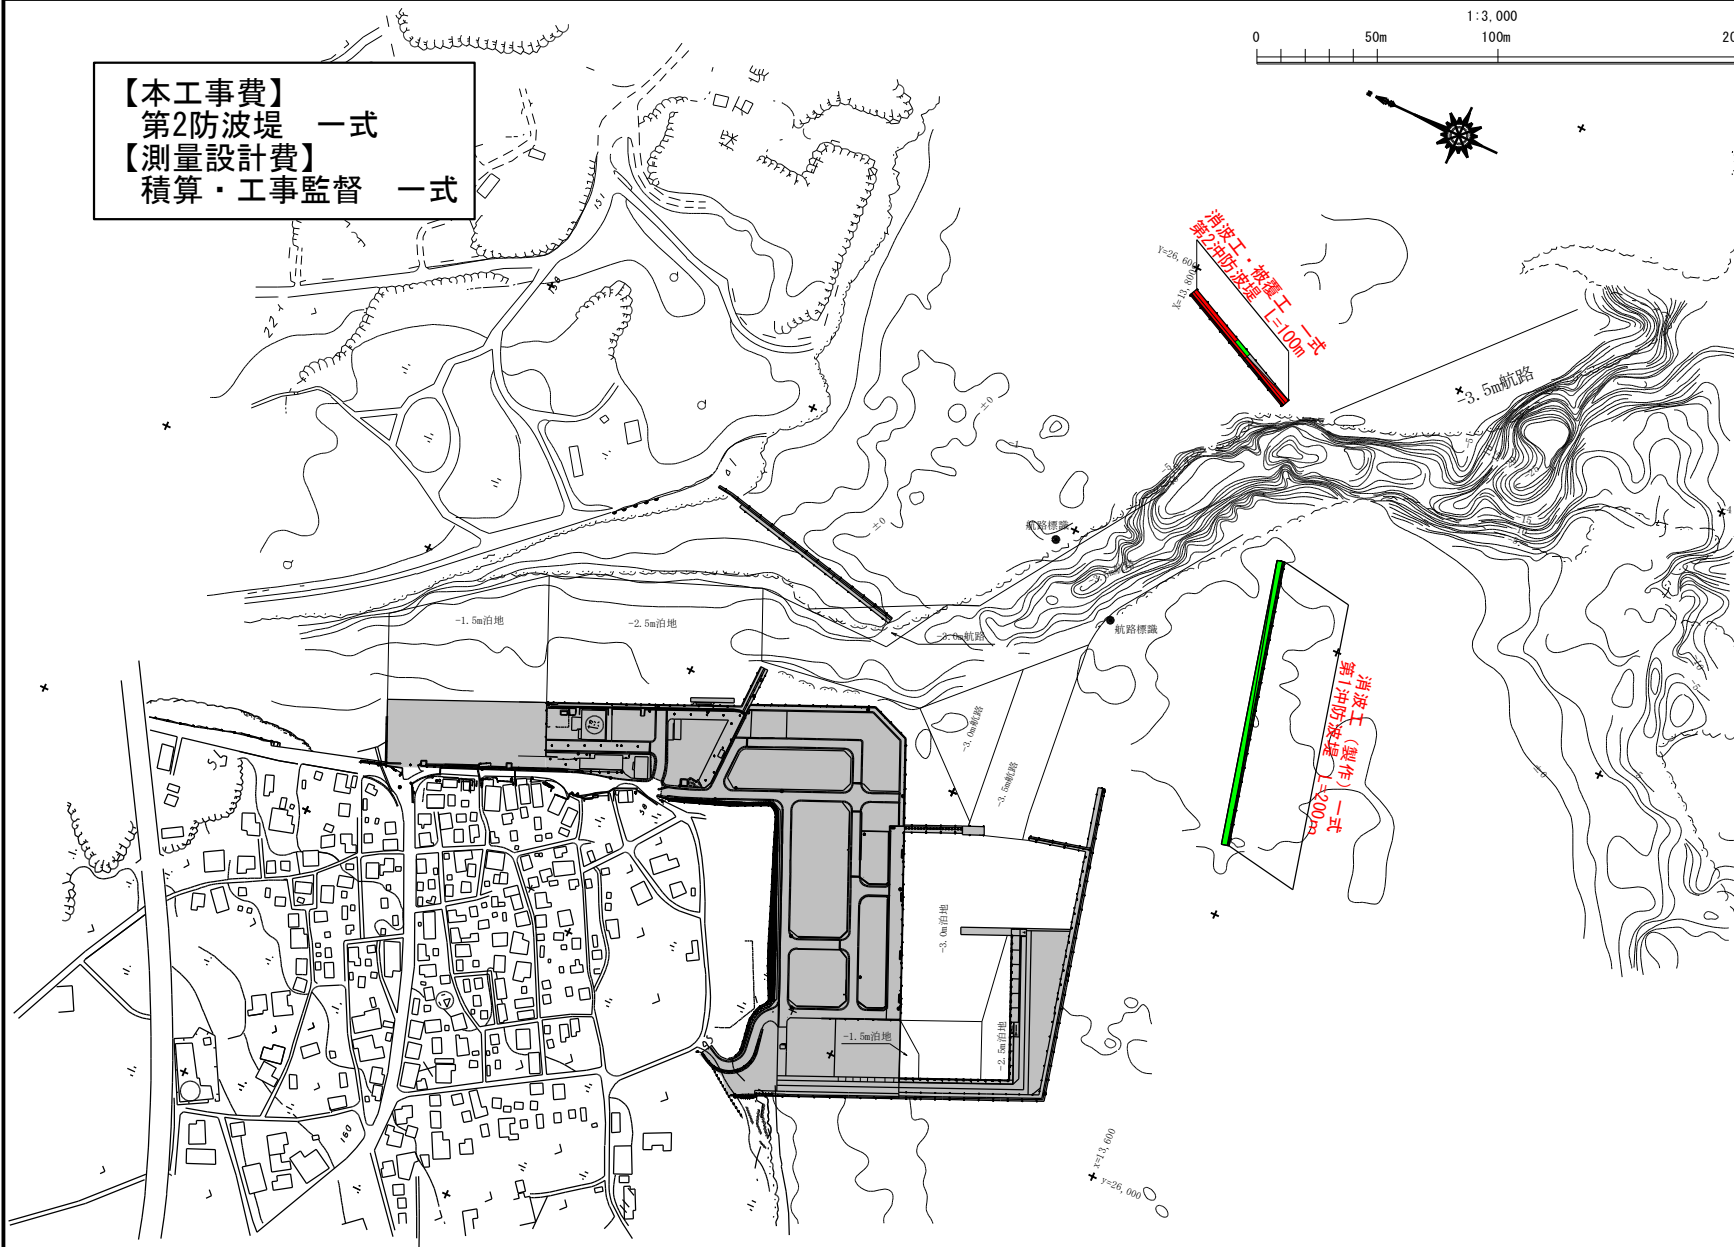

第2沖防波堤平面図

S=1/200

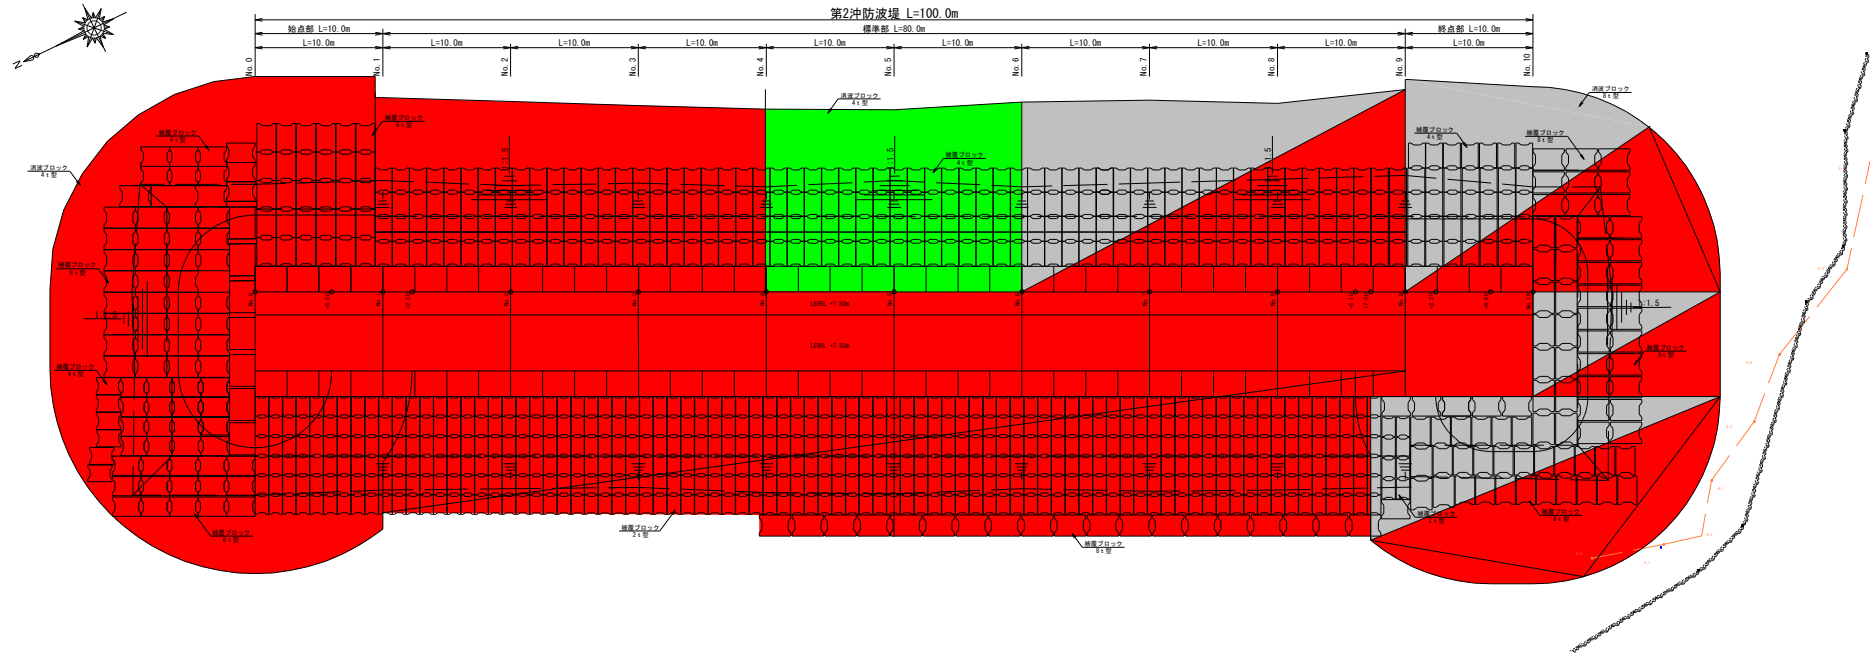

凡例


- 平成14年度～令和6年度に施工した施設
- 令和7年度に施工する施設
- 令和8年度要求分
- 令和9年度以降の事業計画
- 令和8年度要求分（令和6年度分を据付）
- 令和8年度要求分（令和9年度据付）
- その他事業により令和7年度までに施工済みの施設
- その他事業による令和8年度以降計画

漁港名	港川漁港		
図面名	第2沖防波堤平面・縦断面		
事業名	漁港施設機能強化事業		
縮尺	S=1/200	図面番号	48 - 25
会社名			
事業者名	沖縄県南部農林土木事務所		


第2冲波堤標準断面図

S=1/100


標準部
No. 1~No. 4

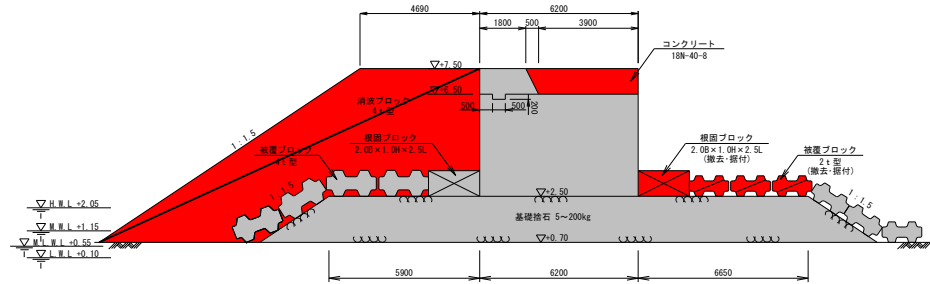


標準部
No. 6~No. 9

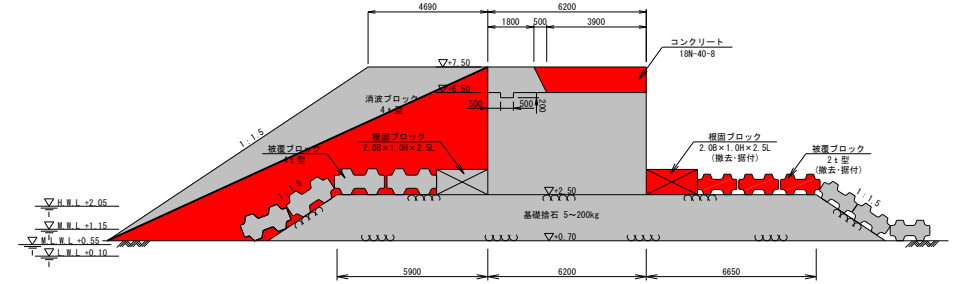


始点部
No. 0~No. 1

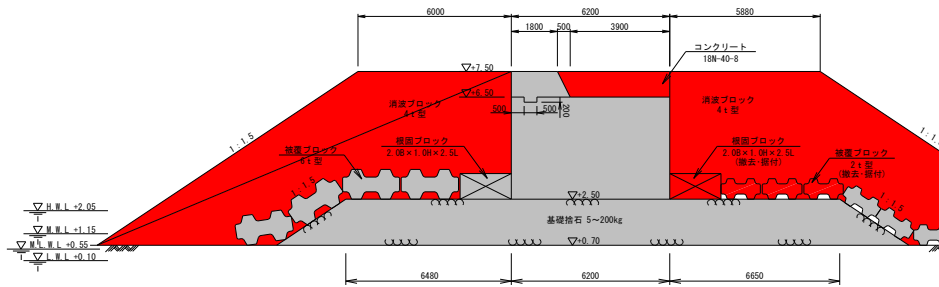

標準部
No. 4~No. 6

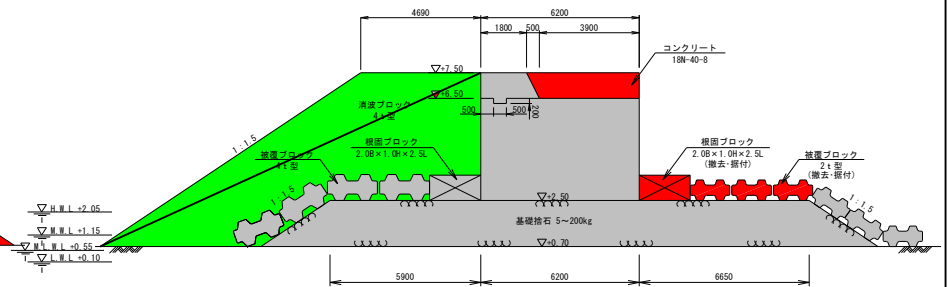

終点部
No. 9~No. 10

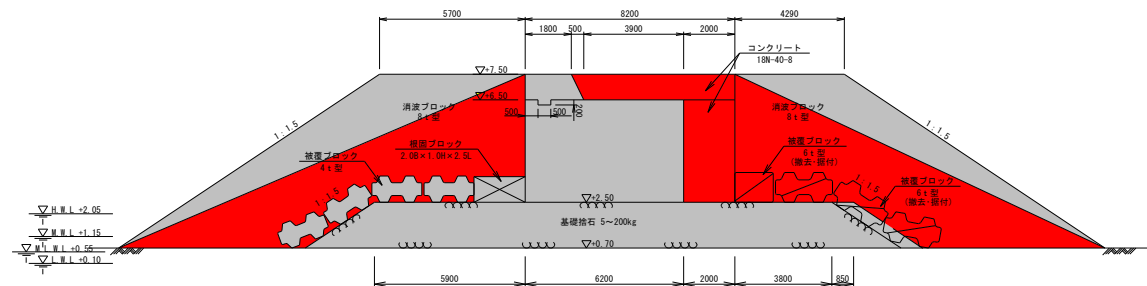

凡例

- 平成14年度~令和6年度に施工した施設
- 令和7年度に施工する施設
- 令和8年度要求分
- 令和9年度以降の事業計画
- 令和8年度要求分 (令和8年度を据付)
- 令和8年度要求分 (令和9年度据付)
- その他事業により令和7年度までに施工済みの施設
- その他事業による令和8年度以降計画

委託名	港川漁港第1・第2冲波堤測量設計業務 (R5)
図面名	第2冲波堤標準断面図
作成年月日	令和5年12月
縮尺	S=1/100 図面番号 48-26
会社名	
事業者名	沖縄県南部農林土木事務所



港川漁港 第1種 県管理 昭和43年指定 令和3年撮影