


圖面資料

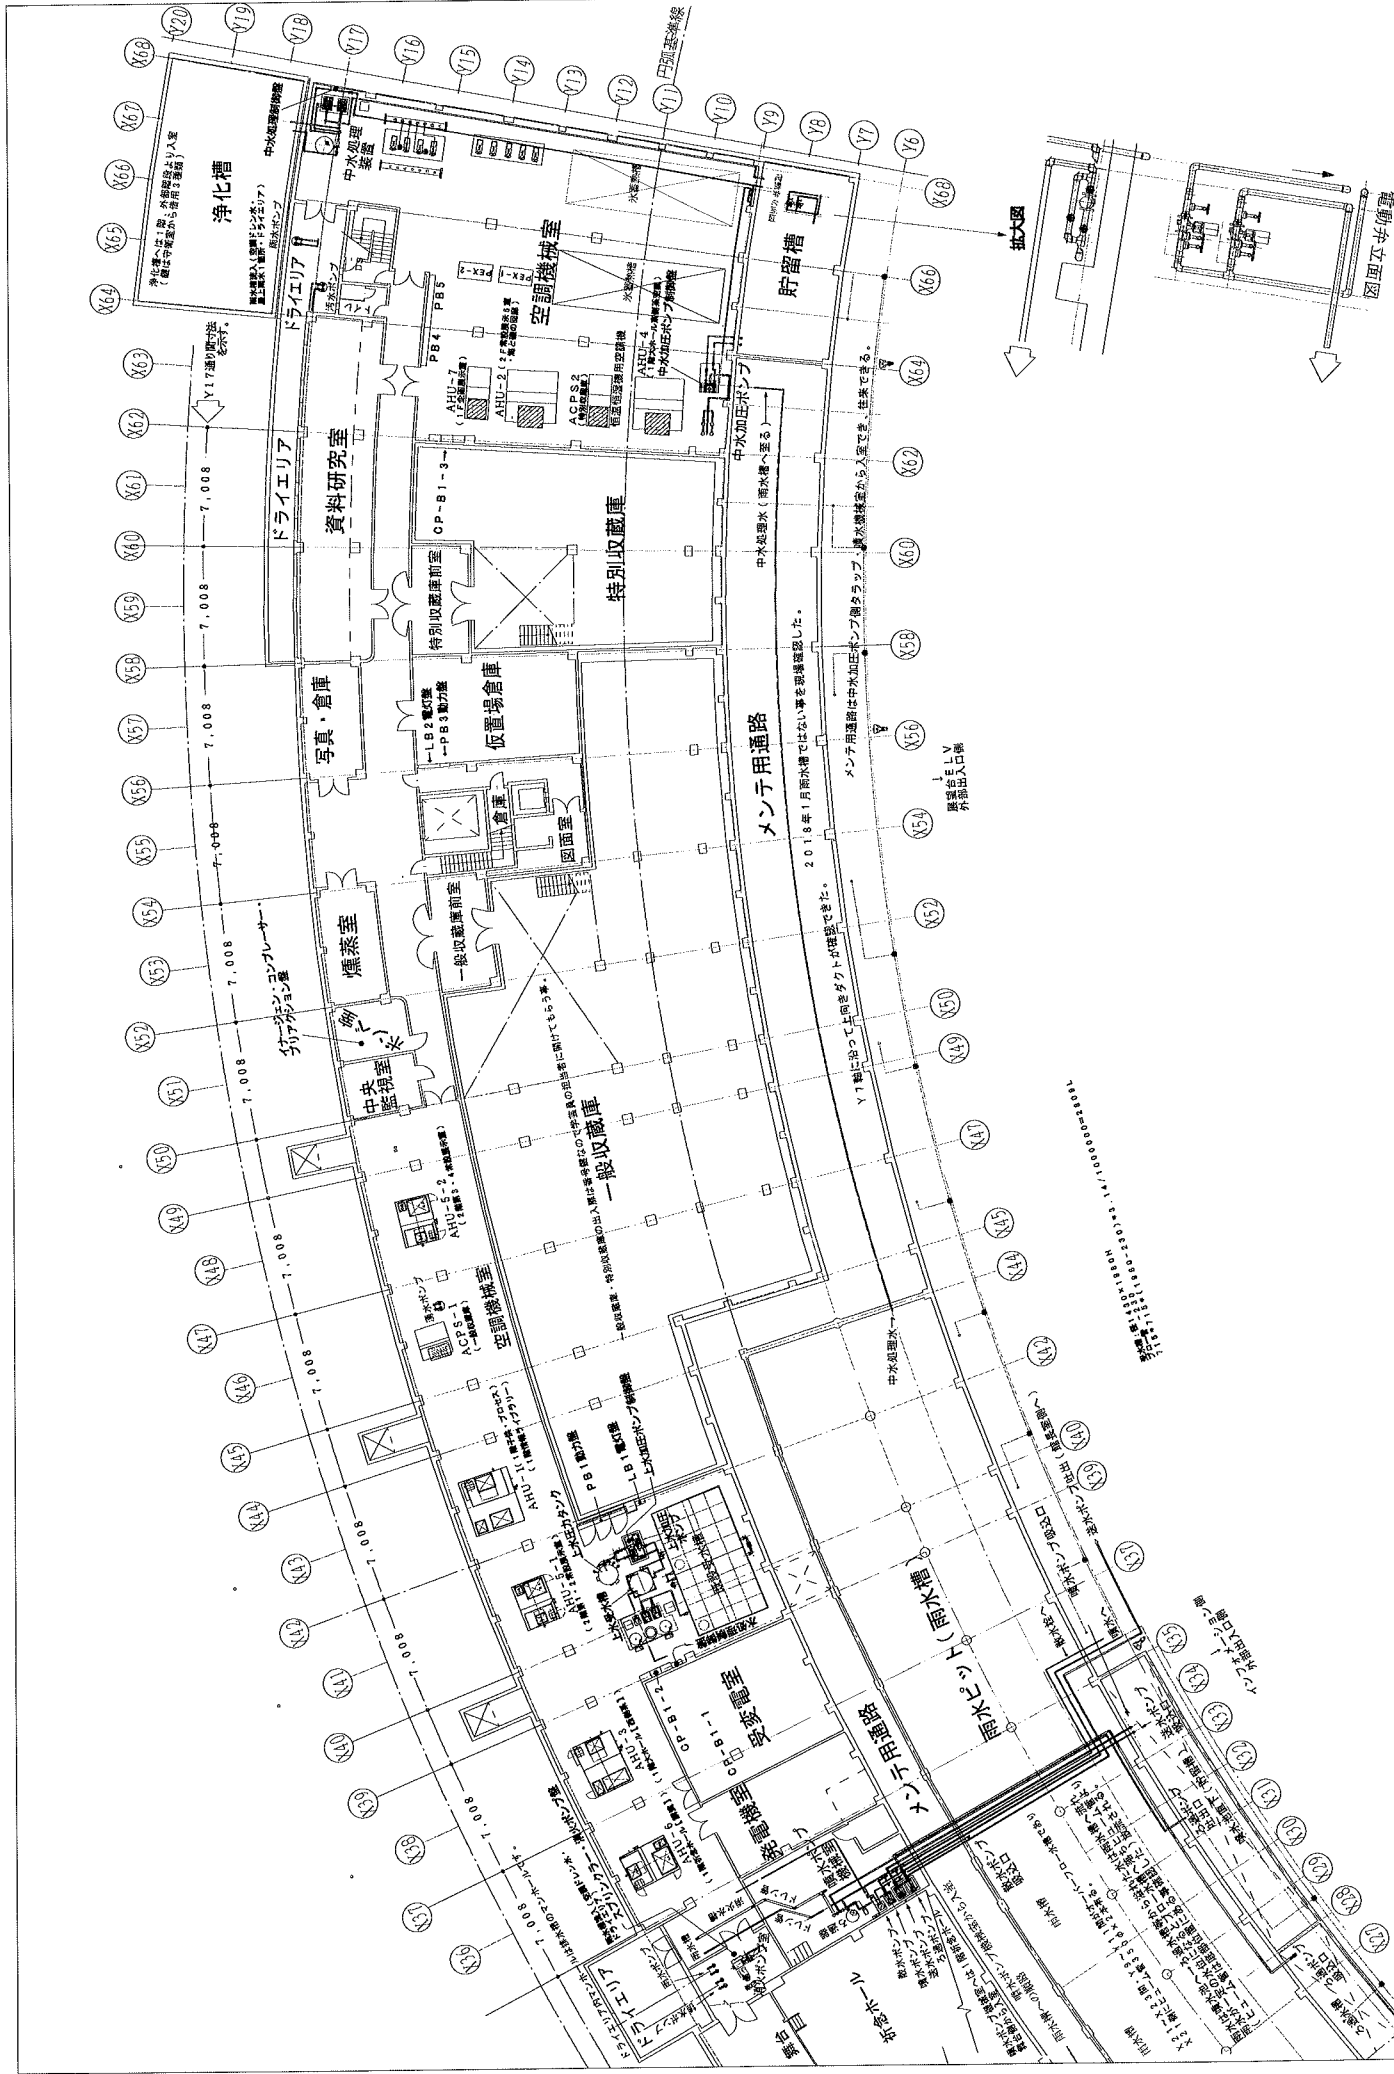

図面番号	N・S	2021.02.	1/4頁
図面名称	設備共通平面図		
図面名称	B1階 全体平面図		
工程名称	設備	2021.02.	
作成年月日	2021.02.		
縮尺	1/4		
備考	2018年1月雨水槽ではない事を現場確認した。 Y1軸に付いては向きが不明です。 2018年1月雨水槽ではない事を現場確認した。 Y1軸に付いては向きが不明です。		

上水圧力タンク

上水受水槽

CP-B1-2

-B1-1


PB-1 動

水処理制御盤

LB1 電灯盤

上水加圧ポンプ
受水槽

上水加圧ポン

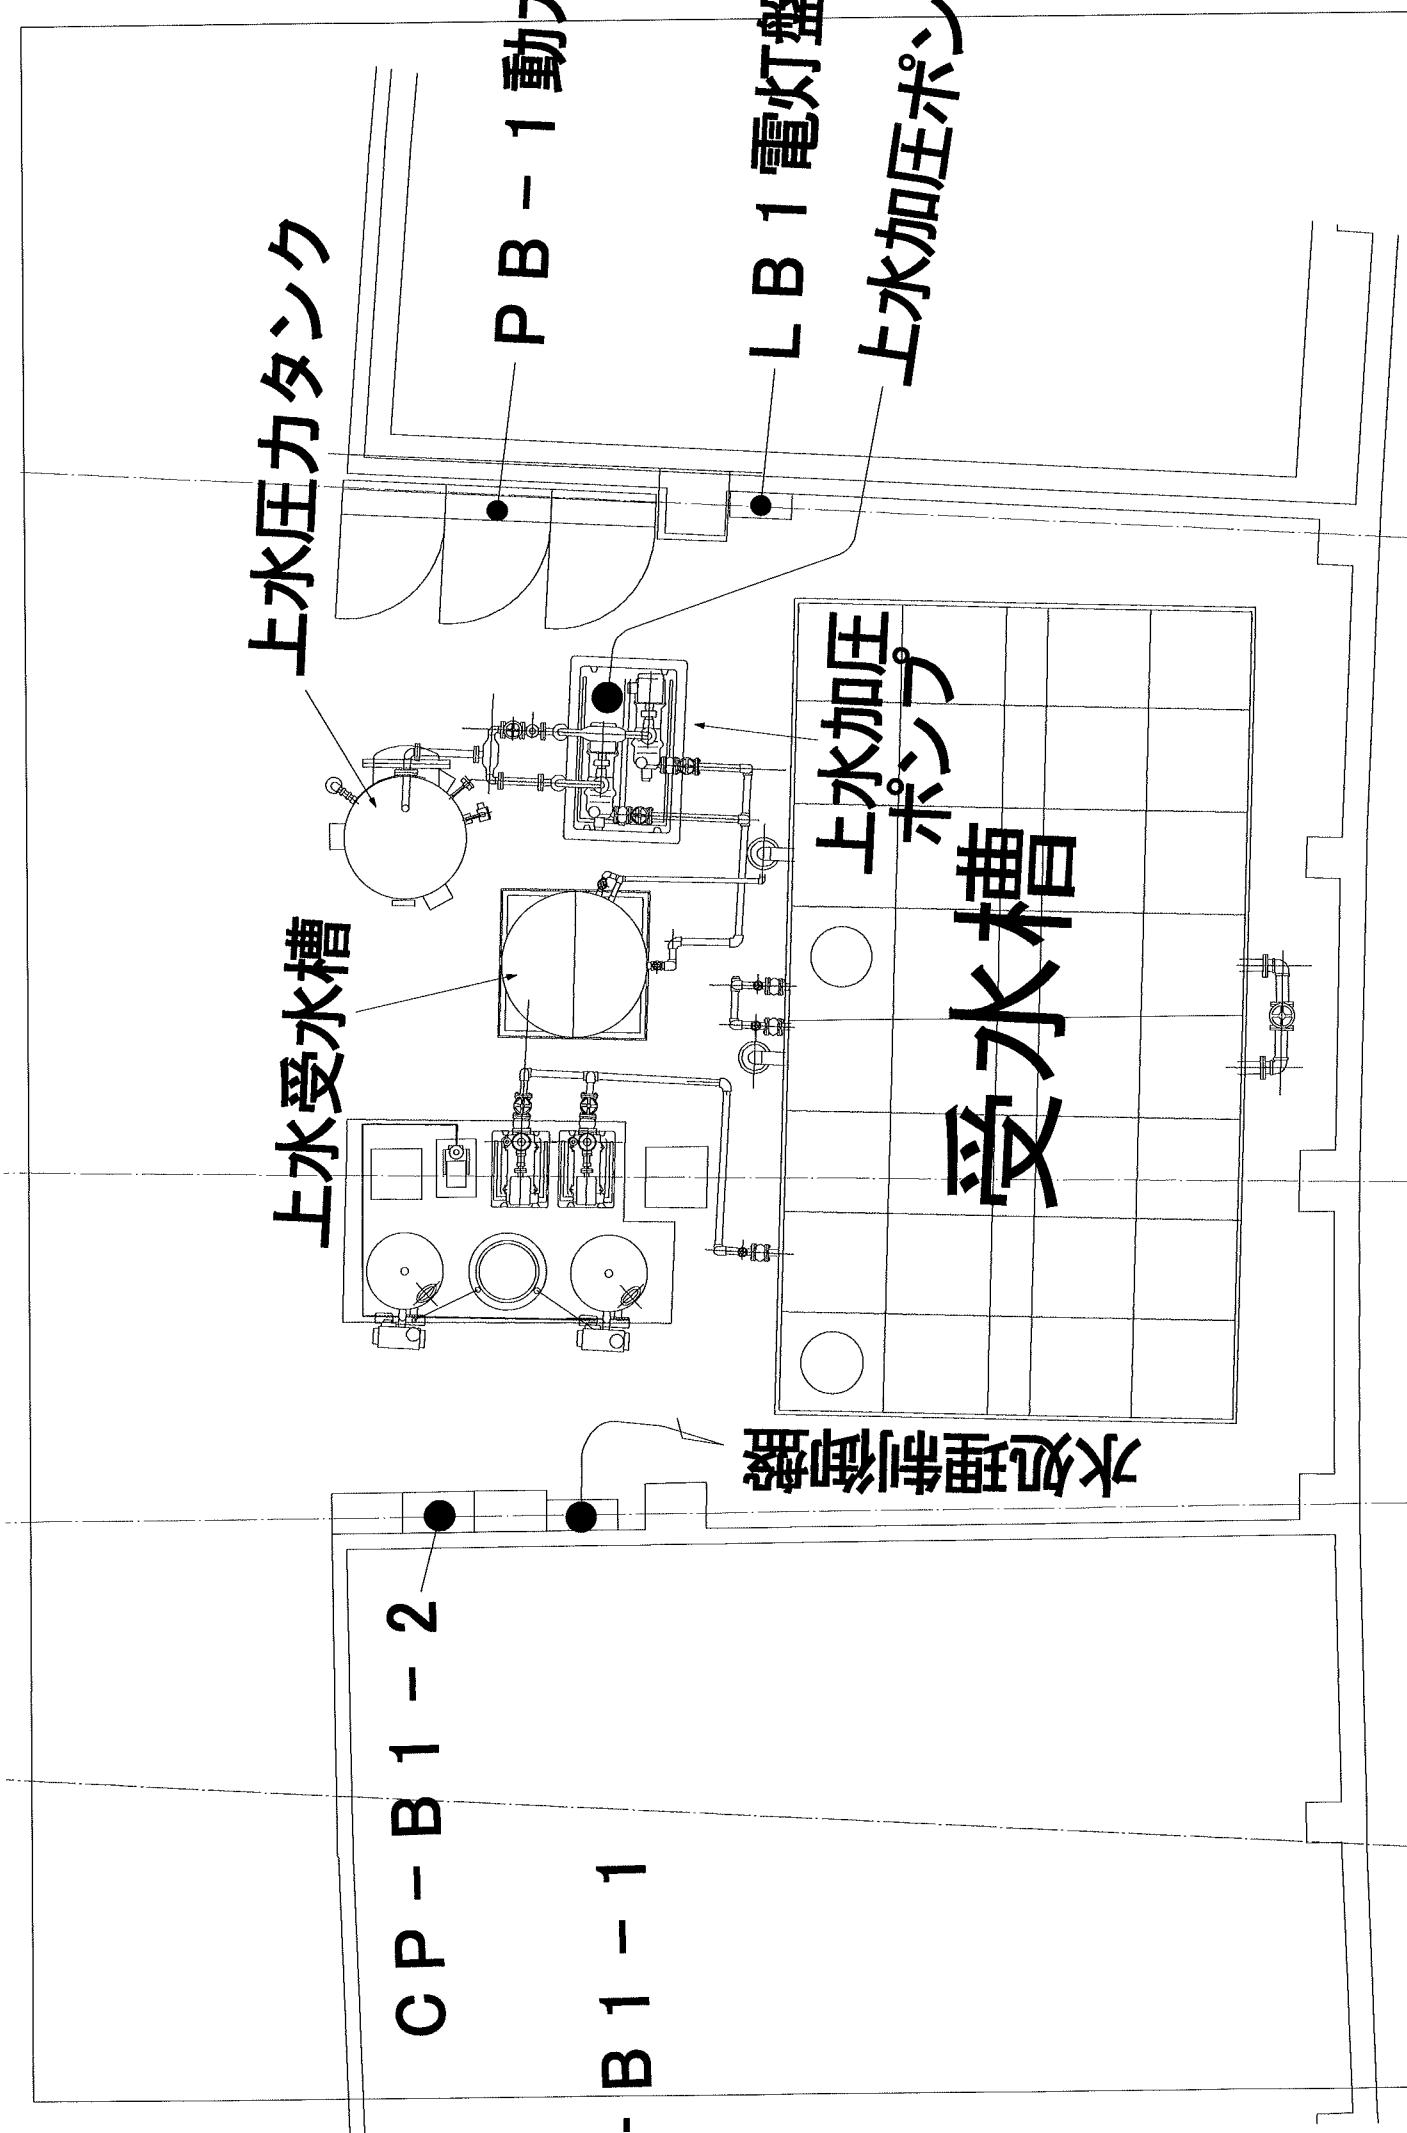

備考	0100 本機付機付会社 (株) 久米電装 (株) (株) 久米電装 (株) (株) 久米電装 (株)	図面番号	1/309-490335
		縮尺	1/309-490335
		作図年月日	平成20年11月18日
		工程名称	平和総合ビル館 設備共通図面
		部屋名称	印刷平面図
		水電配管	給湯
		株式会社 久米電装	
		〒900-0033 東京都中央区本町2-15-9	